


1.NP

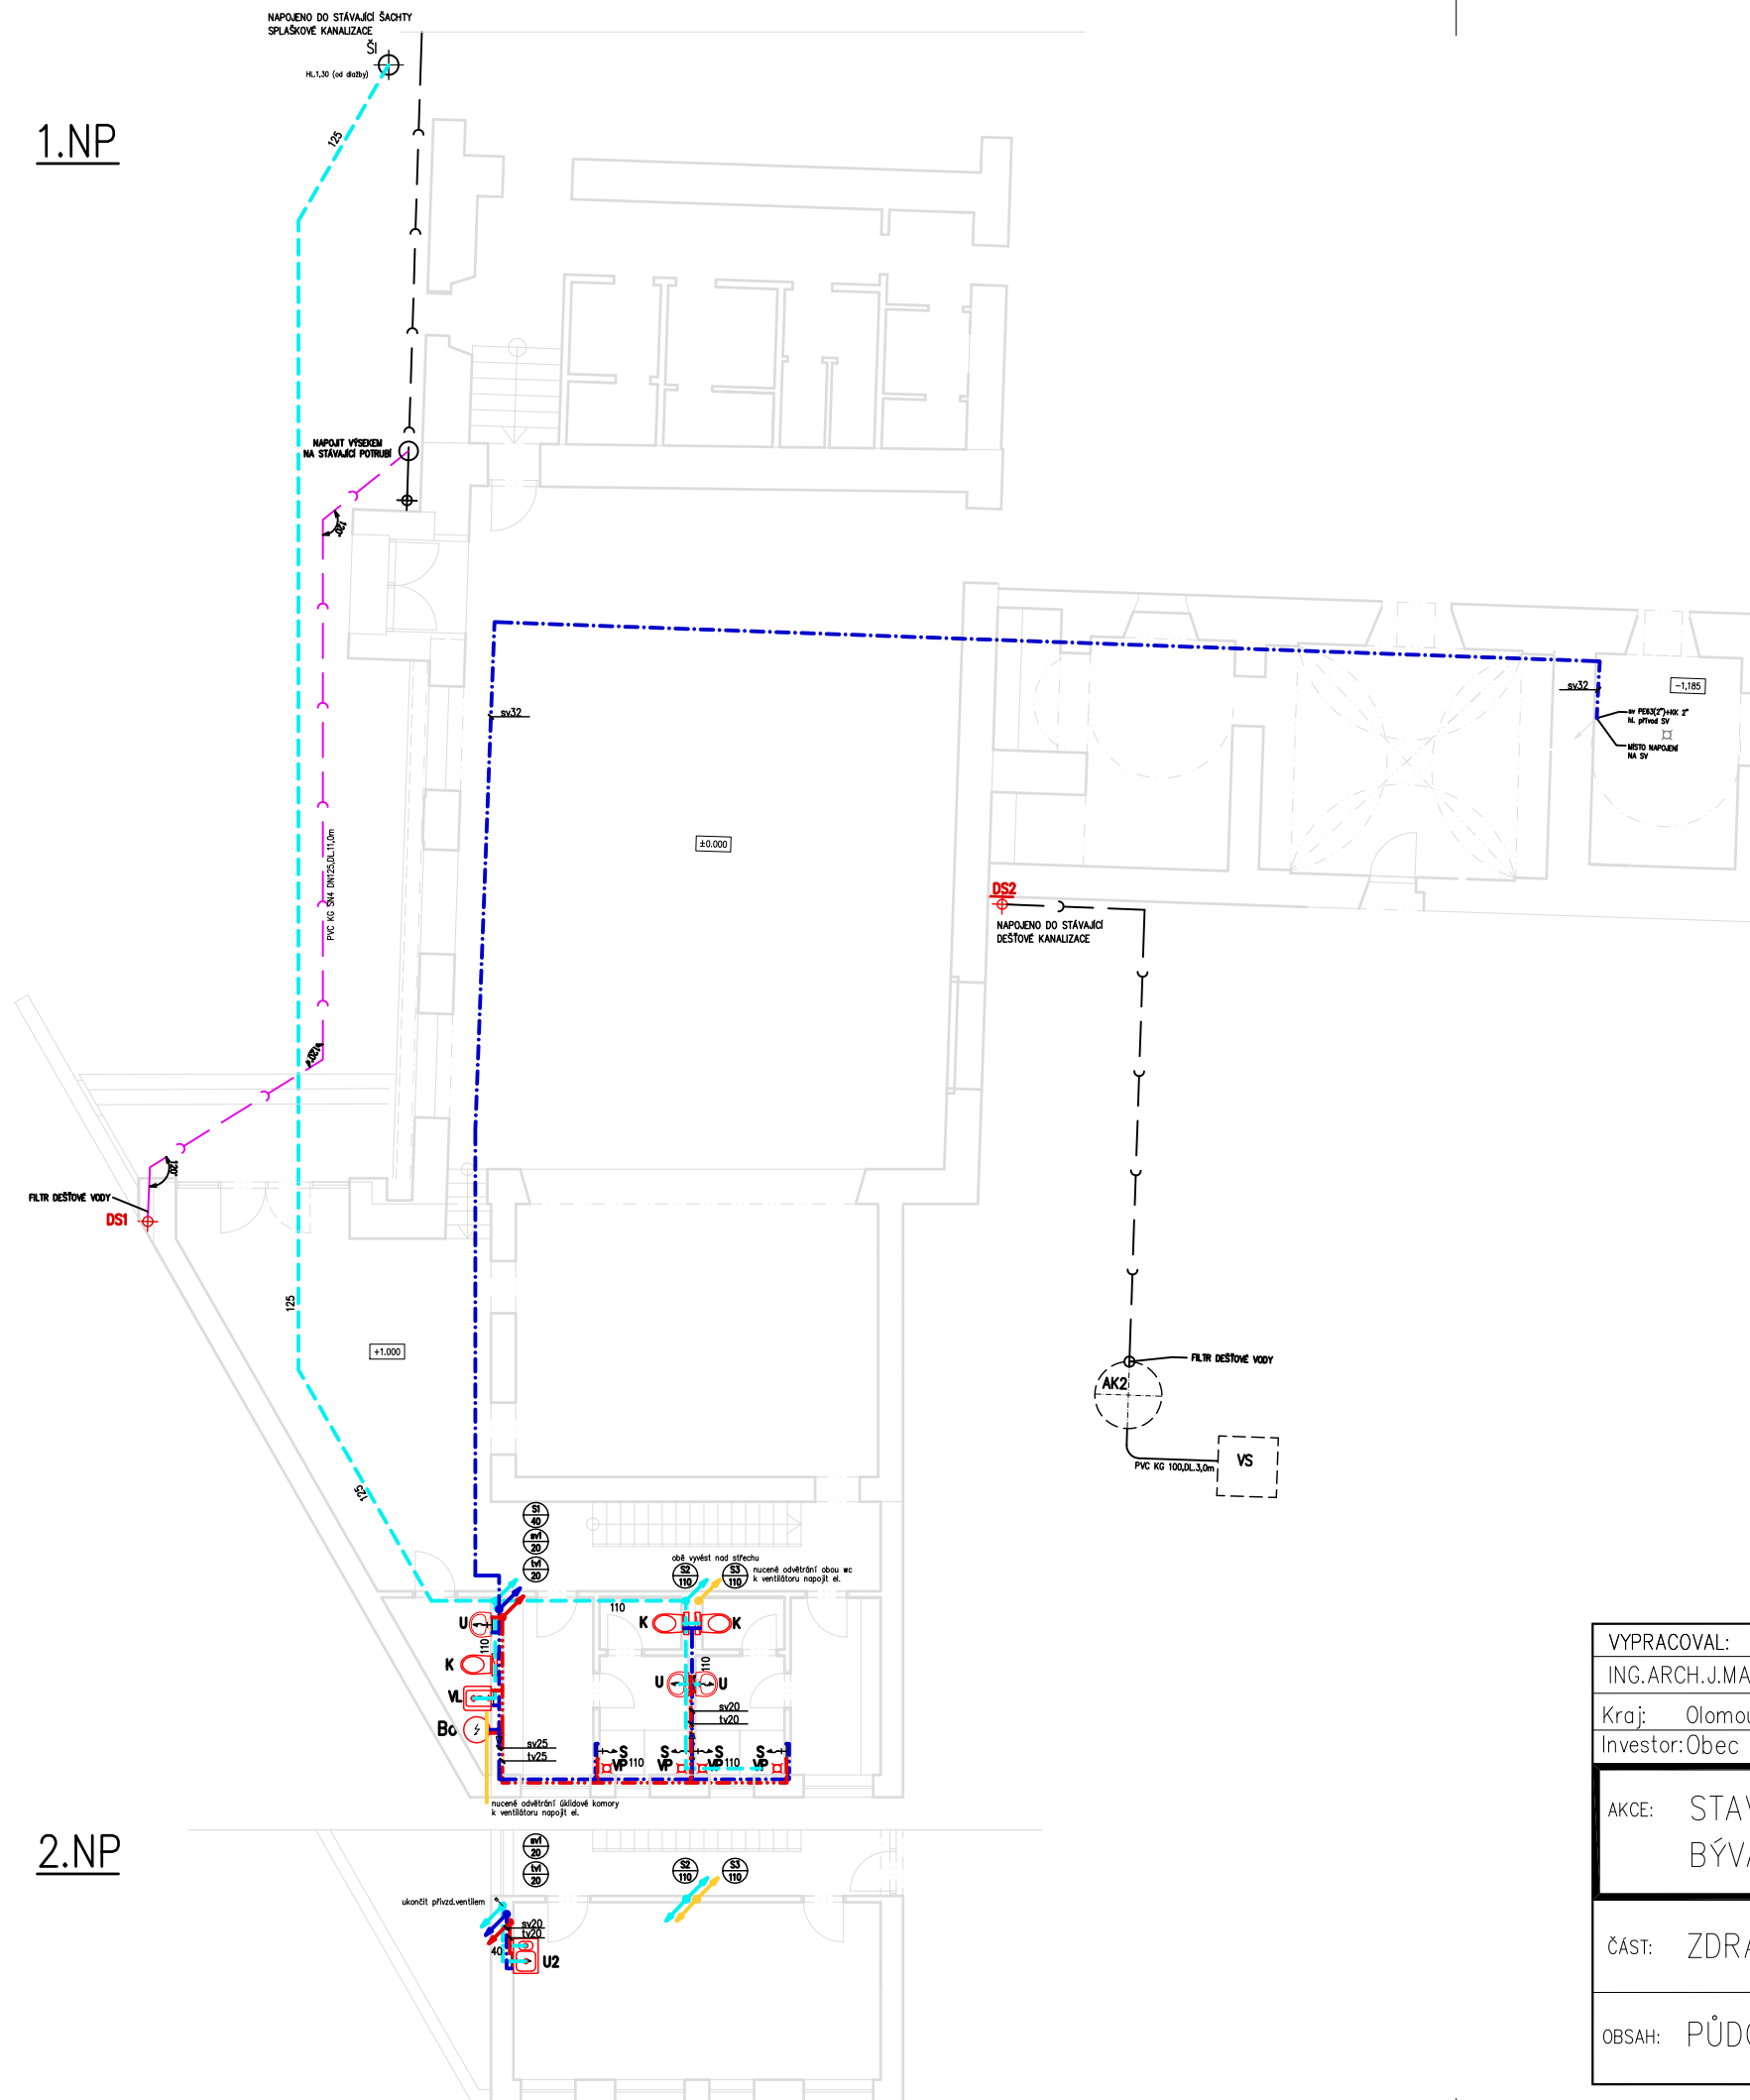

LEGENDA

- - - - - STUĐENÁ PITNÁ VODA
- NAVRŽENÝ ROZVOD (IZOLACE MIRELON TL.9MM) - Sv
- - - - - TUV (IZOLACE MIRELON TL.13MM) - Tv
MATERIÁL POTRUBÍ : HOSTALEN PPR PN16
- - - - - NAVRŽENÉ KANALIZAČNÍ PŘIPOJOVACÍ POTRUBÍ HT
- - - - - STÁVAJÍCÍ DEŠŤOVÁ KANALIZACE - POTRUBÍ PVC KG SN4
- - - - - NAVRŽENÁ DEŠŤOVÁ KANALIZACE - POTRUBÍ PVC KG SN4

STUPAČKA S2 VYVEDENA NAD STŘECHU A UKONČENA VENTILAČNÍ HLAVICÍ
PŘÍVZDUŠŇOVACÍ VENTIL OSAZEN NA ZAKONČENÍ STUPAČKY S1 U DŘEZU V MÍSTNOSTI 2.02

U STUPAČEK S1, S2 BUDOU OSAZENY ČISTIČÍ KUSY +1,0m NAD PODLAHOU 1.NP

DS1, DS2 DEŠŤOVÉ SVODY DN100, OSAZENY LAPAČE STŘEŠNÍCH SPLAVENIN

VÝŠKY JEDNOTLIVÝCH PROSTUPŮ BUDOU URČENY PO ODSTRANĚNÍ STÁVAJÍCÍ STAVBY
A PŘESNĚHO ZAMĚŘENÍ STÁVAJÍCÍ KANALIZACE!!!

2.NP

VYPRACOVAL:	AUTORIZOVAL:	NAVRHL:	KONTROLOVALA:	HLAVNÍ PROJEKTANT: Ing.arch. Jiří Markevič Joštova 137/6, 602 00, Brno IČO 88256367, tel. 776 765 363 E-mail: jiri.markevic@gmail.com
ING.ARCH.J.MARKEVIČ	ING.ARCH.J.MARKEVIČ	ING.ARCH.J.MARKEVIČ	ING.OPLETALOVÁ	
Kraj: Olomoucký	Obec: VŘESOVICE 107	Místo: k.ú. Vřesovice		
Investor: Obec Vřesovice, Vřesovice 41, 798 09				
AKCE: STAVEBNÍ ÚPRAVY OBJEKTU BÝVALÉ ORLOVNY, VŘESOVICE				
ČÁST: ZDRAVOTNĚ TECHNICKÉ INSTALACE				DATUM: 02/2019 STUPEŇ: DPS MĚŘÍTKO: 1:150
OBSAH: PŮDORYS 1.NP, 2.NP				VÝKRES ČÍSLO: 102 ČÁST: D1.4a