


ÚT - PŮDORYS 1.NP

LEGENDA MÍSTNOSTÍ

Č.M.	MÍSTNOSTI	M ²
0.01	PROSTOR POD JEVIŠTĚM	34,9
1.01	TĚLOCVIČNA	141,0
1.02	PODIUM	44,9
1.03	HALA	36,2
1.04	CHODBA, SCHODIŠTĚ	14,6
1.05	POHOTOVOSTNÍ WC ÚKLIDOVÁ MÍSTNOST	3,6
1.06	ŠATNA	6,5
1.07	WC	1,8
1.08	SPRCHY	4,3
1.09	WC	1,8
1.10	SPRCHY	4,3
1.11	ŠATNA	6,5
2.01	CHODBA	9,8
2.02	SÁL	26,5

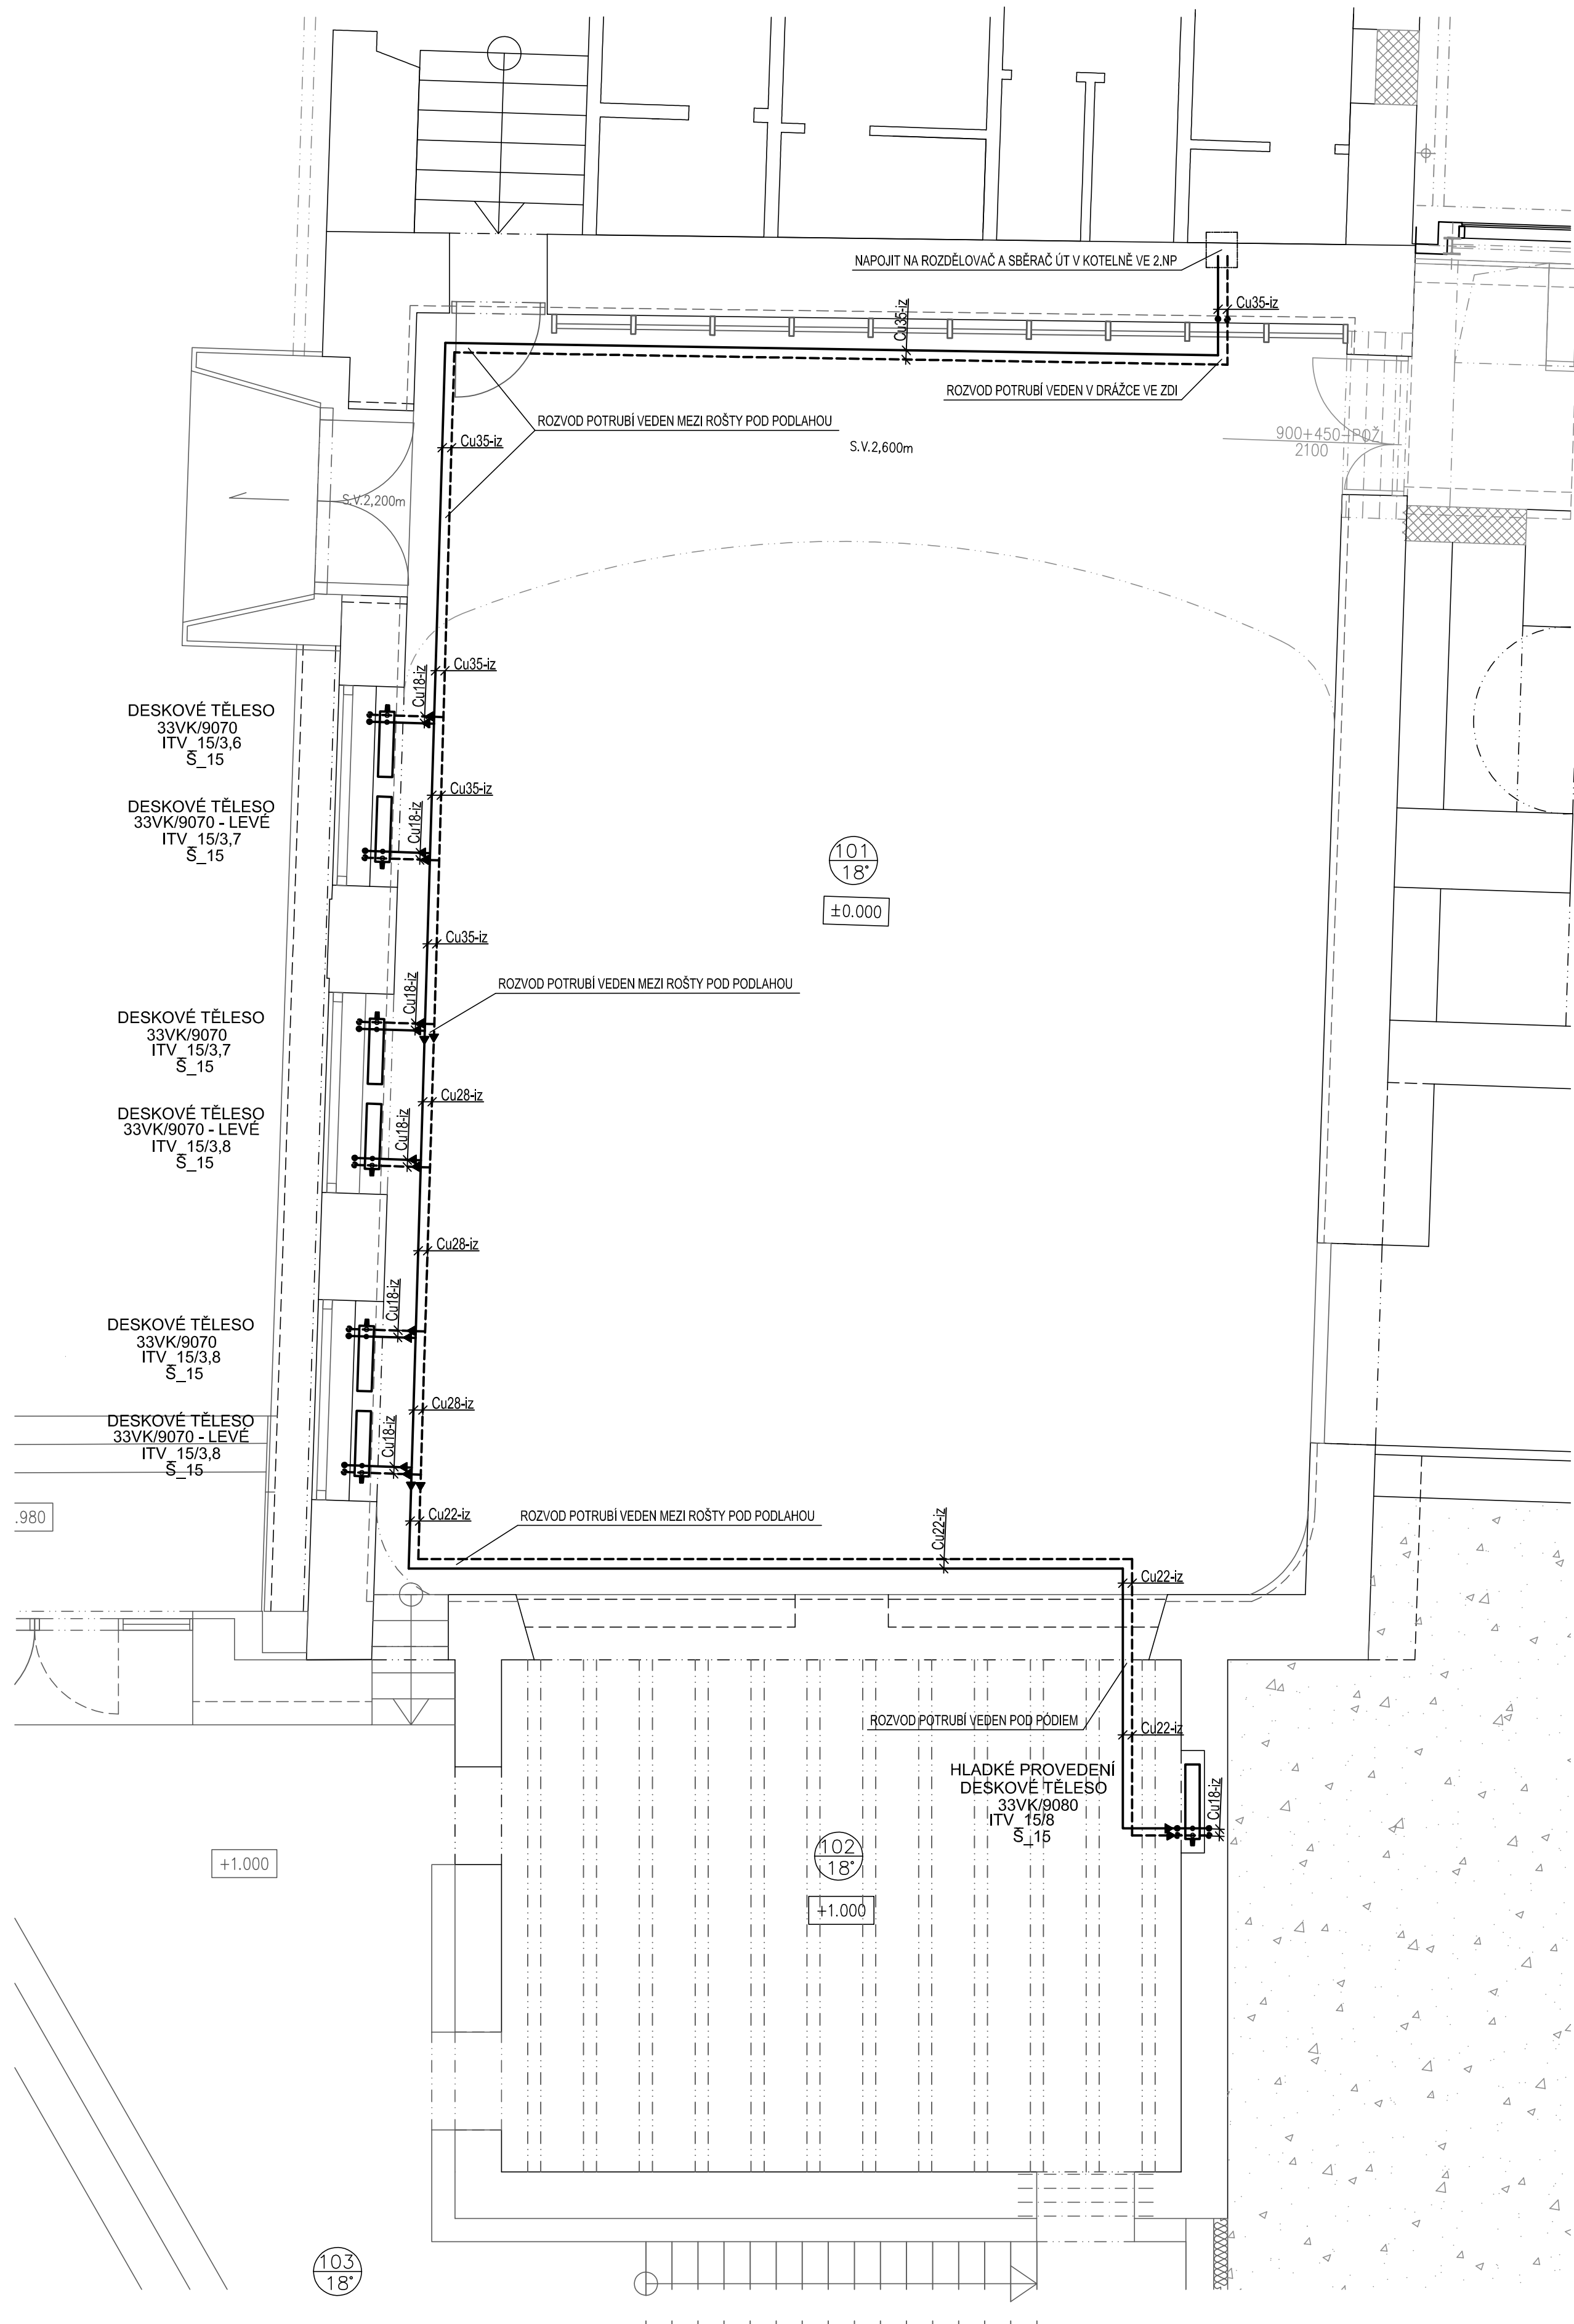

— OKRUH TOPNÉ VODY, PŘÍVOD – MĚŘ POLOTVRDÁ LISOVANÉ POTRUBÍ VOLNĚ VEDENÉ
 - - - OKRUH TOPNÉ VODY, VRAT – MĚŘ POLOTVRDÁ LISOVANÉ POTRUBÍ VOLNĚ VEDENÉ

VYPRACOVAL: ING.ARCH.J.MARKEVIČ	AUTORIZOVAL: ING.ARCH.J.MARKEVIČ	NAVRHL: ING.ARCH.J.MARKEVIČ	KONTROLOVAL: ING.ARCH.J.MARKEVIČ	HLAVNÍ PROJEKTANT: Ing.arch. Jiří Markevič Joštova 137/6, 602 00, Brno IČO 88256367, tel. 776 765 363 E-mail: jiri.markevic@gmail.com
Kraj: Olomoucký		Obec: VŘESOVICE 107	Místo: k.ú. Vřesovice	
Investor: Obec Vřesovice, Vřesovice 41, 798 09				
AKCE: STAVEBNÍ ÚPRAVY OBJEKTU BÝVALÉ ORLOVNY, VŘESOVICE				
ČÁST: VYTÁPĚNÍ	DATUM: 02/2019	STUPEŇ: DPS	KOPIE:	
	MĚŘÍTKO: 1:50			
OPSAH: PŮDORYS 1.NP	VYKRES ČÍSLO: 101	ČÁST: D1.4B		