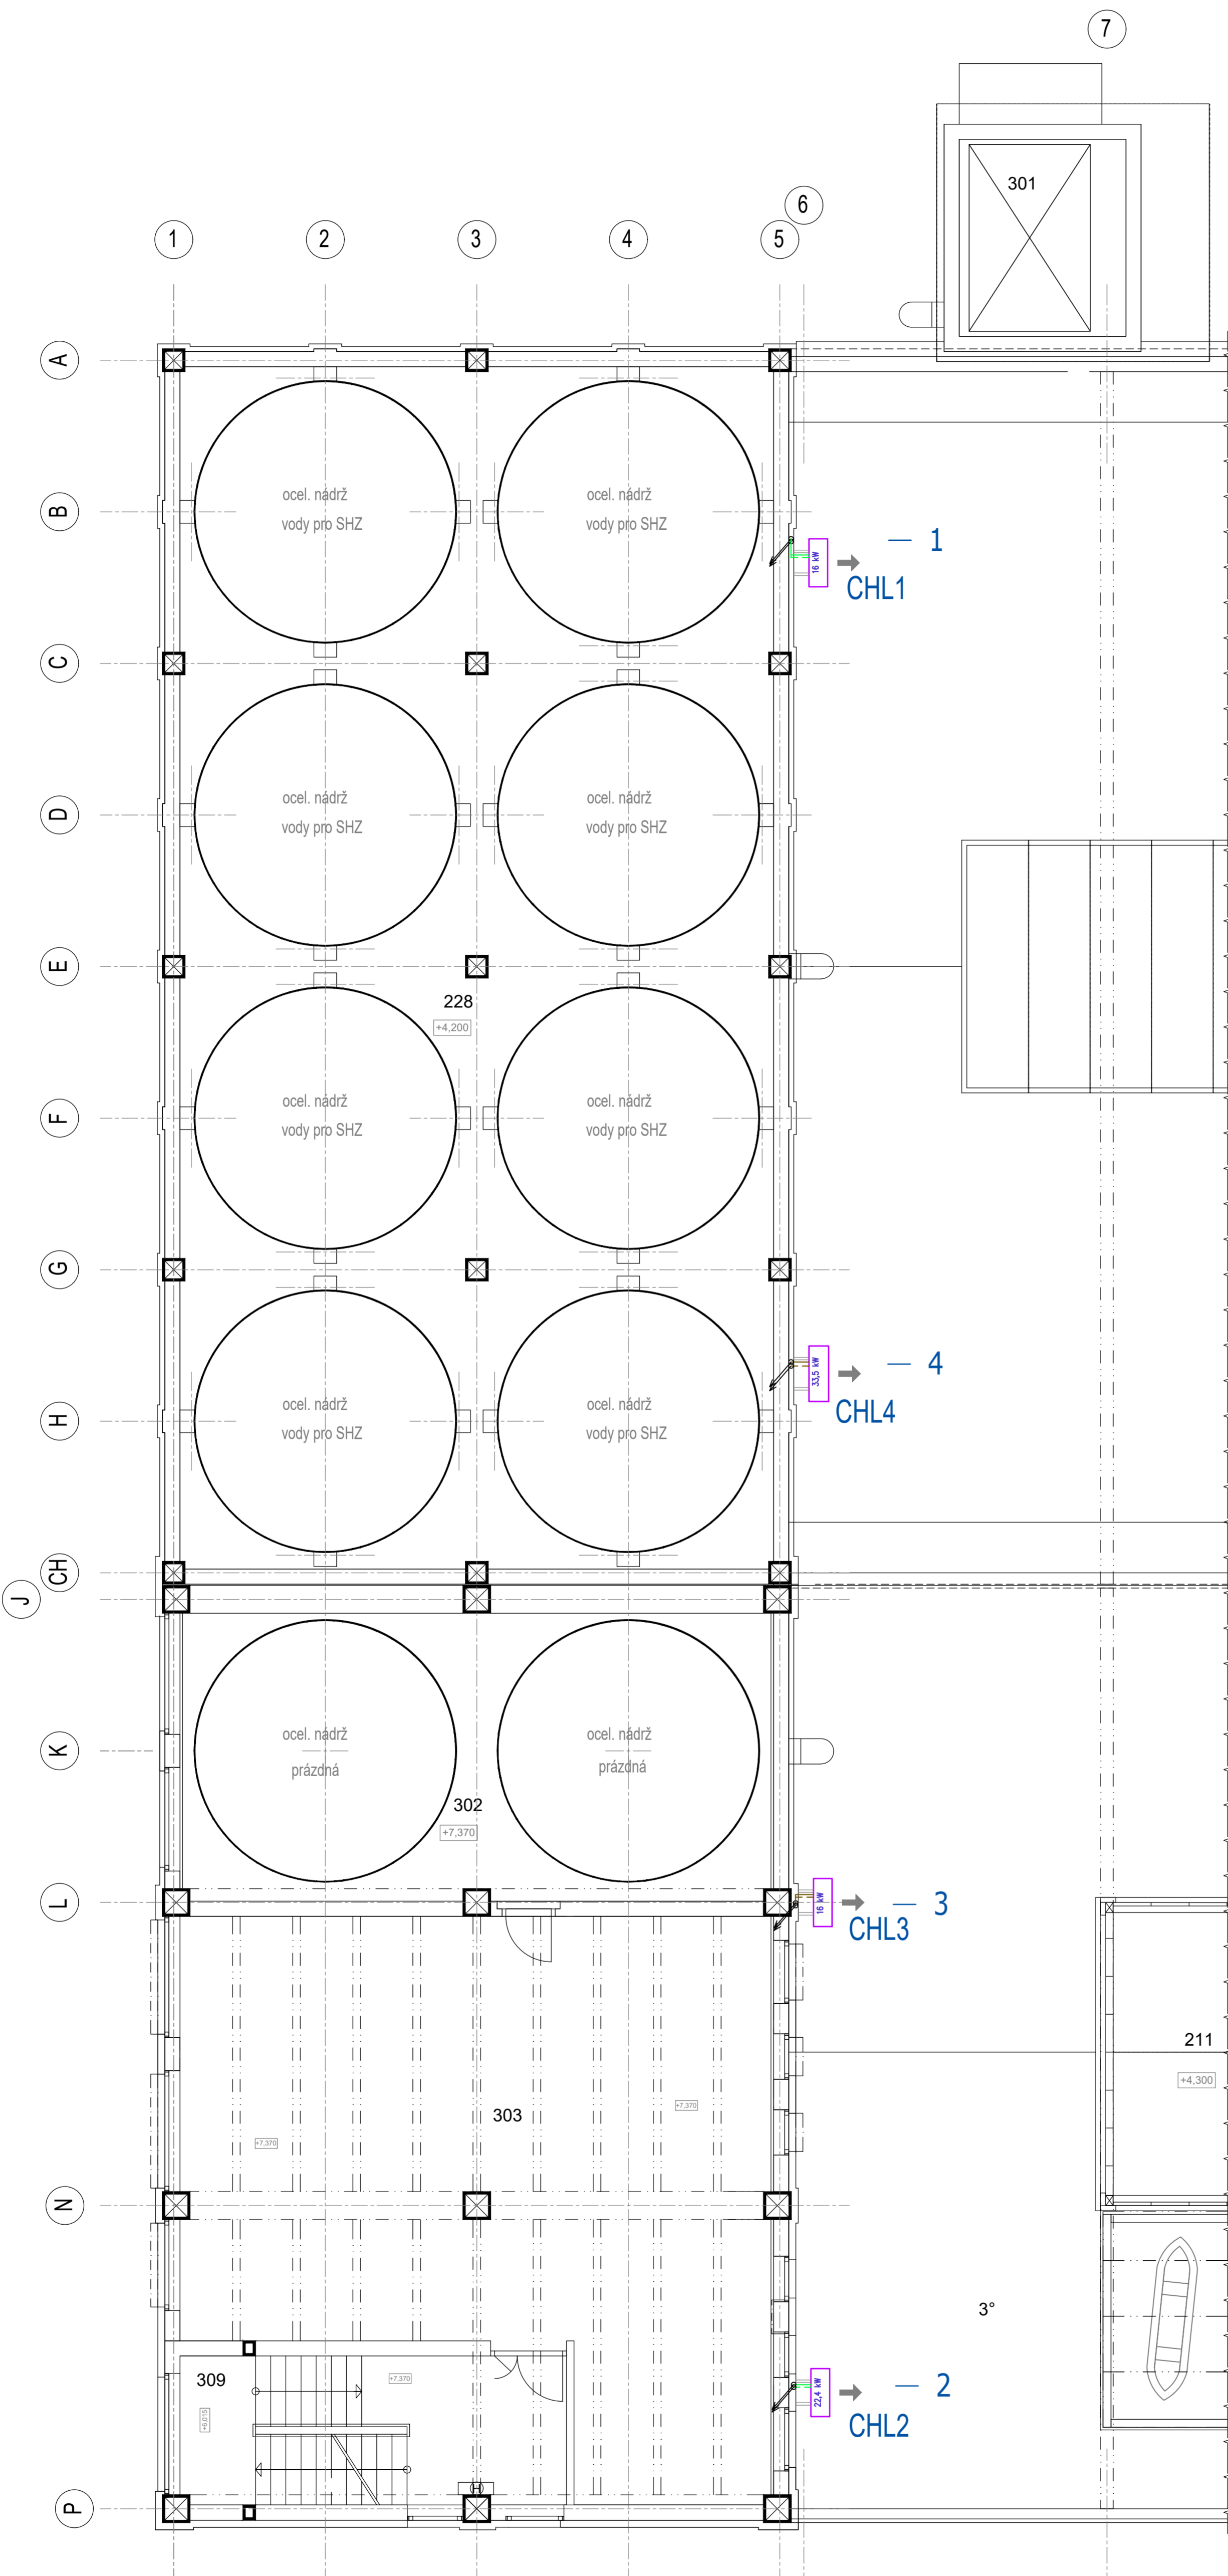


LEGENDA MÍSTNOSTÍ - 3.NP


Č. MÍST.	ÚČEL MÍSTNOSTI	PLOCHA (M ²)
228	NÁDRŽE "SHZ"	276,90
301	NÁKLADNÍ VÝTAH	13,00
302	NÁDRŽE - REZERVA "SHZ"	73,10
303	PROSTOROVÁ REZERVA	
304	NEOBSAŽENO	
305	NEOBSAŽENO	
306	NEOBSAŽENO	
307	NEOBSAŽENO	
308	NEOBSAŽENO	
309	CHODBA (SCHODIŠTĚ)	10,45
310	SCHODIŠTĚ	8,90
311	VENKOVNÍ ZKUŠEBNA	53,20


LEGENDA CHL

- chladičí zařízení
- chladičivo - přívod
- - - chladičivo - vrat

POZNÁMKY CHLAZENÍ

- napájecí a řídicí el. kabely vedeny spolu s potrubím chladičiva, v každé místnosti osazen nástěnný ovladač
- potrubí chladičiva a kondenzátu uchyceno na konstrukci podhledu, do stropu nebo na stěnu
- potrubí chladičiva z mědi s izolací ze syntetického kaučuku
- venkovní jednotky osazeny na obvodové stěny pomocí konzol
- k ovládní jednotek budou sloužit nástěnné (drátové) ovladače
- odvod kondenzátu napojit přes podomítkovou zápachovou uzávěru s kuličkou - předmětem D.1.4.a

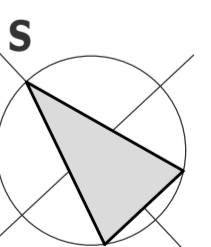

Generální projektant FaBa engineering, s.r.o., Lidická 75, Břeclav Odpovědný projektant Ing. Vlastimil Fabikovič Vypracoval Ing. František Čech Kontroloval Místo Břeclav	FaBa engineering, s.r.o. 690 03 Břeclav, Lidická 75 tel.: 519 325 297 e-mail: fabae@fabae.cz www.fabae.cz
Investor GUMOTEX a.s., Mládežnická 3062/3a, 690 75 Břeclav	Kopie Aut.
Akce ROZŠÍŘENÍ VAV CENTRA SPOLEČNOSTI, STAVEBNÍ ÚPRAVY V BUDOVĚ B3	Archivní č. Z16-064-04 Výkres č. 0-DVZ16-064-04-494 Datum Prosinec 2019 Revize 00 Stupeň DVZ Formát 12A4 Měřítko 1:75
SO/PS Svazek D.1.4.d Chlazení Název výkresu PŮDORYS 3.NP	Číslo výkresu D.1.4.d-2