


PÚ - N 1.13/N4 - III. SPB

BEZE ZMĚN

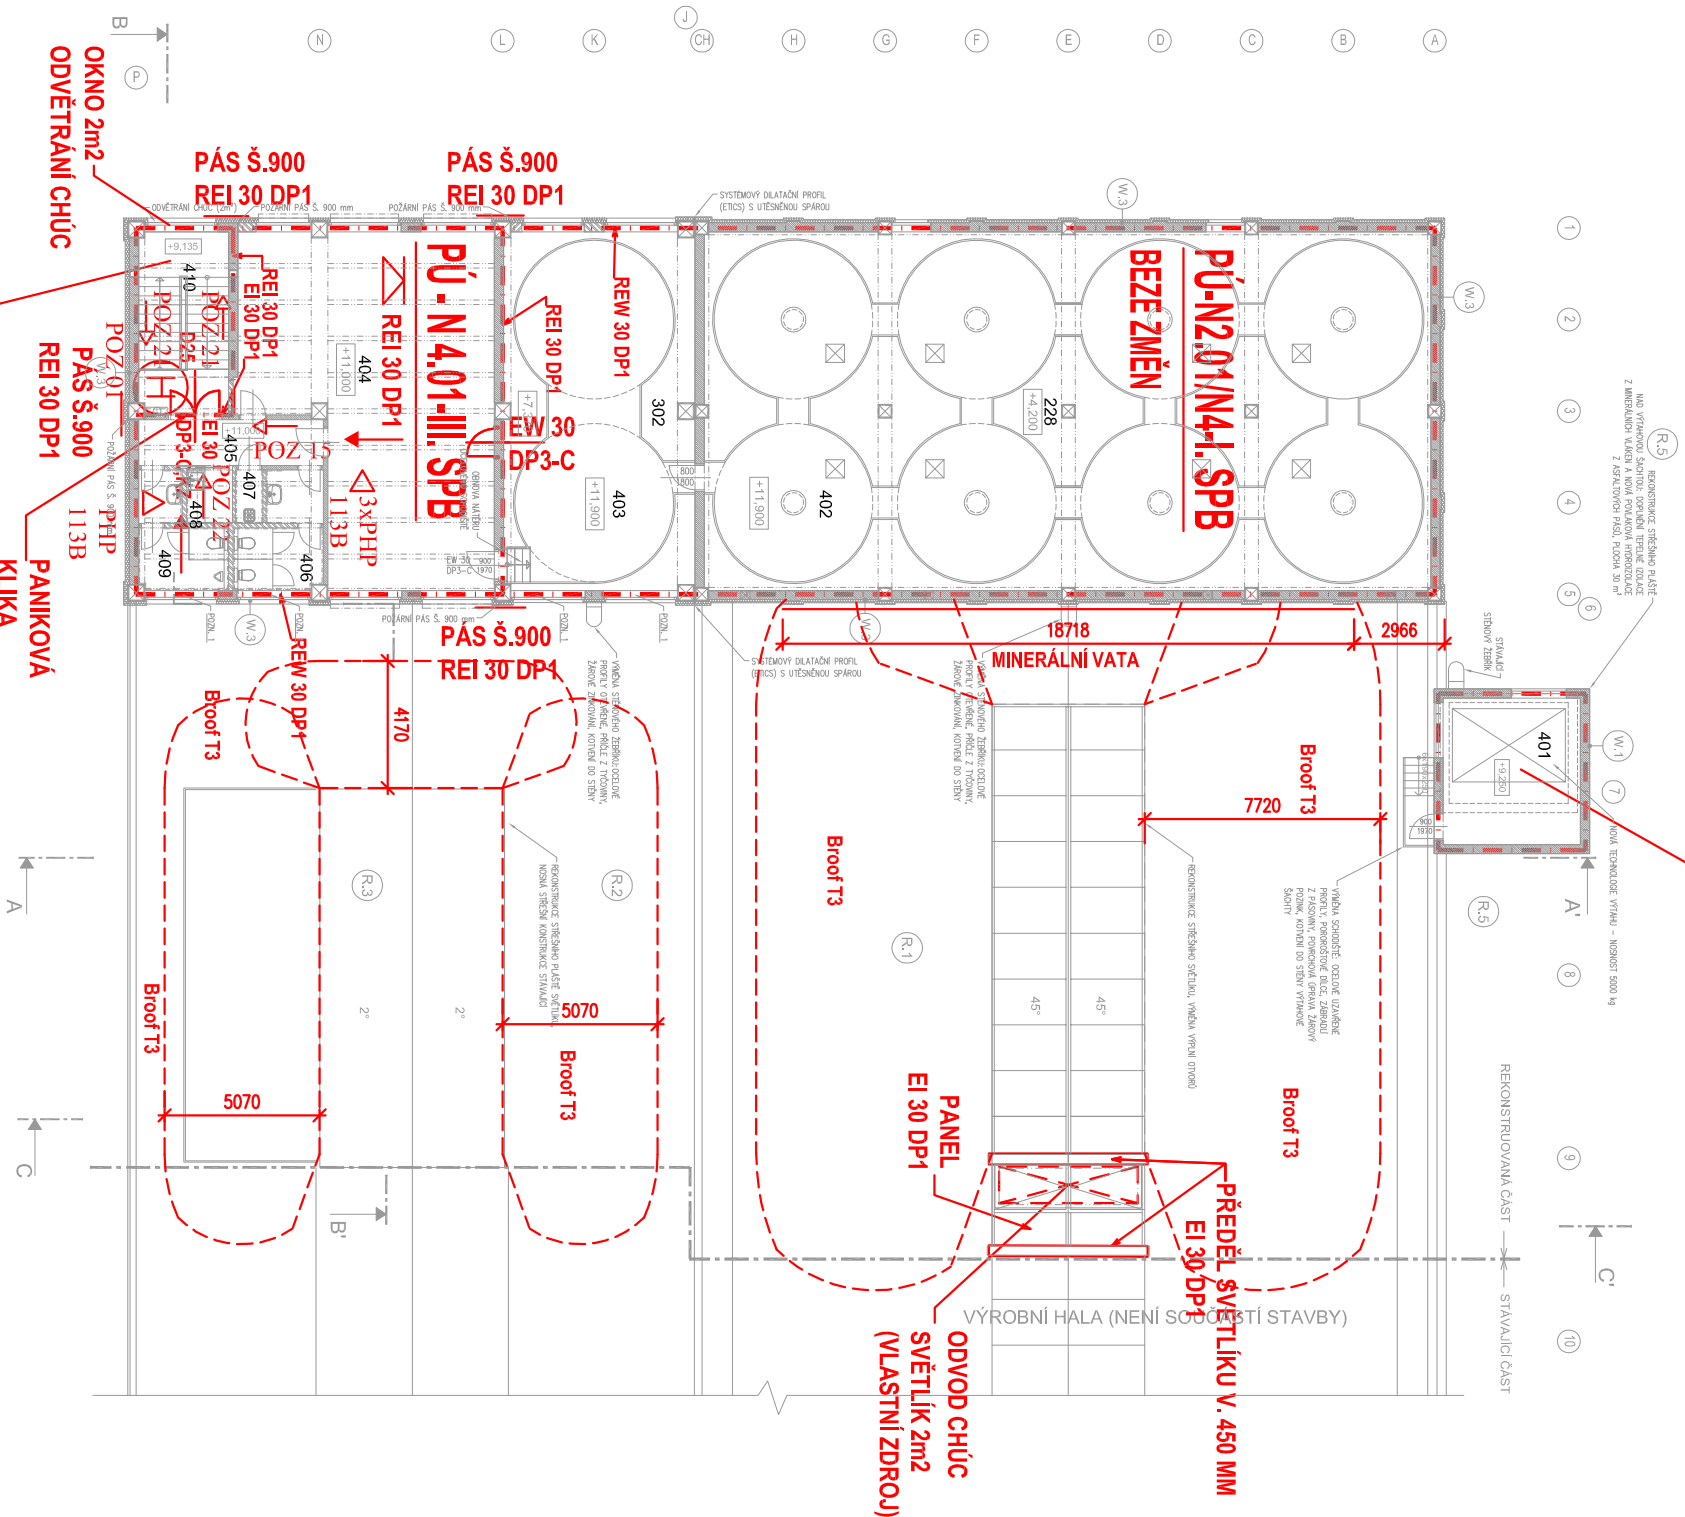

CHŮC A-II. SPB

PÚ - 1.08/N4

LEGENDA MÍSTNOSTÍ - 4.NP

Č.M.	ÚČEL	PLOCHA	PODLAHA	STĚNY	STŘOP	POZNÁMKA
401	STROJOVNA VÝTĚHU	21,60	EPKX, STĚNA STAVAJÍCÍ BET.	VÝTUL. OMÍTKA 100%, MAJBA	OMÍTKA, MAJBA 100%	
402	KLADÍZE SVZ, POCHODI VKA	176,00	STAV. OCEL, PLECH, NÁTER	VÝTUL. OMÍTKA 100% OMÍTKA, MAJBA	OMÍTKA, MAJBA 100%	
403	KLADÍZE SVZ, POCHODI VKA	45,00	STAV. OCEL, PLECH, NÁTER	VÝTUL. OMÍTKA 100% OMÍTKA, MAJBA	OMÍTKA, MAJBA 100%	
404	KANCELÁŘ (BEZEVA)	81,60	VNIT.	VÝTUL. OMÍTKA 100% OMÍTKA HRUBA, 30%	OMÍTKA HRUBA, 30%	
405	CHODBA	9,10	KER. DLAŽBA	VÝTUL. OMÍTKA 100% OMÍTKA HRUBA, 30%	OMÍTKA HRUBA, 30%	
406	WC ŽENY	9,10	KER. DLAŽBA	VÝTUL. OMÍTKA 100% OMÍTKA HRUBA, 30%	OMÍTKA HRUBA, 30%	
407	OKUPOVA KOMORA	1,60	KER. DLAŽBA	VÝTUL. OMÍTKA 100% OMÍTKA HRUBA, 30%	OMÍTKA HRUBA, 30%	
408	KUCHYNKA	2,80	KER. DLAŽBA	VÝTUL. OMÍTKA 100% OMÍTKA HRUBA, 30%	OMÍTKA HRUBA, 30%	
409	WC MUŽI	8,30	KER. DLAŽBA	VÝTUL. OMÍTKA 100% OMÍTKA HRUBA, 30%	OMÍTKA HRUBA, 30%	
410	CHODBA (SCHODIŠTĚ)	4,40	EPKX, STĚNA (12,80)	VÝTUL. OMÍTKA 100% OMÍTKA HRUBA, 30%	OMÍTKA HRUBA, 30%	
PLOCHA pro "Vav"		138,50				* PLOCH. 2
PLOCHA DOTČENKA (OPRAVA)		599,50				
PLOCHA pro "Svz"		221,00				
CELKOVÁ PLOCHA		599,50				

OZNAČENÍ	GRAFICKÁ ZNAČKA	POPIS
POZ01		Hydrant + text
POZ03		Hasik přístroj + text
POZ14		Únikový východ vpravo (fotolumb. značky)
POZ15		Únikový východ vlevo (fotolumb. značky)
POZ19		Únikové schodiště vpravo dolů (fotolumb. značky)
POZ21		Únikové schodiště vlevo dolů (fotolumb. značky)
POZ22		Nový východ (fotolumb. značky)
POZ37		Únikový východ - text (fotolumb. značky)

OZNAČENÍ	POPIS
EW 15 DP3 S, C, PK, KZ	Podání odboček dveří kontrolní, samozavírací, parkovací, koordinátor zavřít
REI 15 DP1	Podání odboček nosní konstrukce stěny
REI 15 DP1	Podání odboček střešního pláště
REI 15 DP1	Podání odboček stěn
⊗	Nový osvětlení
⊙	Místní výhled D 25, s tvorbou síťku veliké D19 mm, délky 30 m
→	Směr úniku
→	Směr východ
→	Směr požární ústí
△	Přenosový hasičský přístroj
---	Hranice požární nebezpečného prostoru
← 4,27 m	Odstupová vzdálenost od objemu vytvářející požární nebezpečný prostor
EPS	Elektrická požární signalizace
	Třídníkový nápis


±0,000 = 158,35 m n.m. Bpv

STAVEBNÍK : GUMOTEX a.s., MLÁDEŽNICKÁ 3A, Č.P. 3062, 690 75 BRĚCLAV

STAVBA :

ROZŠÍŘENÍ VAV CENTRA SPOLEČNOSTI, STAVEBNÍ ÚPRAVY V BUDOVĚ B3

MÍSTO:	K.Ú. BRĚCLAV, AREÁL FIRMY, GUMOTEX a.s., PARC. Č. 614/4, 4602	KRAJ:	JIHOVMORAVSKÝ
ČÁST :	D.1.10 - POŽÁRNĚ BEZPEČNOSTNÍ ŘEŠENÍ		

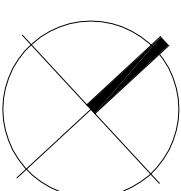

ARCHITEKT:	ING. ARCH. Z. SVOBODA
HIP:	ING. ARCH. P. BAINAR
VYPRACOVAL:	ING. ZBYNĚK POSPÍŠIL
FORMÁT:	BFA4
STUPEŇ :	DPS
DATUM :	04/2018

OBSAH : PŮDORYS 4.NP

MĚŘÍTKO: 1:250
VÝKRES Č.: 04