

0,000 = + 186,500 m. n. m.

ARCHITEKT: NAVRHI	VED. PROJEKTU	ZODP. PROJEKTANT	VYPRACOVAL	ČÍSLO KOPIE
ING.ARCH. JAROMÍR WALTER	ING. ARCH. EŽEN ŠTŘEB	MĚŘENÍ A REGULACE	MĚŘENÍ A REGULACE	
		ING.JAROSLAV MACÍČEK	ING.JAROSLAV MACÍČEK	
INVESTOR	OZEG RAJHRADICE, Katedra 349, 694 61 Rajhrad			ATELIER WALTER s.r.o. Hodov 98, 612 03, Brno Město: +420 541 240 171 mobil: +420 602 497 477
MÍSTO STAVBY	Rajhradice I.á. Rajhradice, p.á.: 700/04, 771, 7721, 7731, 7741, 7751, 78014, 78015, 7804, 791, 7901			ČÍSLO KOPIE
AKCE	<b>ZŠ RAJHRADICE - TĚLOCVIČNA</b>			FORMÁT 2xA4
SO 02	TĚLOCVIČNA			datum 01/2019
ČÁST	D.1.4.5 MĚŘENÍ A REGULACE			ÚČEL PP
				MĚŘÍTKO 1:100
				ČÁST
OBSAH	PŮDORYS PODKROVÍ ŠKOLA - VZT			ČÍSLO VÝKRESU D.1.4.5 - 141T


- LEGENDA VZDUCHOTECHNIKY**
- → VÝŠŤ (TALÍŘOVÝ VENTIL) PŘÍVOD
  - ← VÝŠŤ (TALÍŘOVÝ VENTIL) ODVOD
  - VÝŠŤKA PŘÍVOD
  - ← VÝŠŤKA ODVOD
  - - STĚNOVÁ (DVERŇNÁ) MŘÍŽKA
  - ▣ - POŽÁRNÍ UZÁVĚR BQTR
  - ⊗ - POŽÁRNÍ KLAPKA
  - ⊙ - POTRUBNÍ VENTILÁTOR
  - ⊖ - SE ZPĚTNOU KLAPKOU A MANŽETAMI
  - ⊖ - TLUMIČ HLUKU GREIF
  - ⊖ - VENKOVNÍ PROTIDEŠŤOVÁ ŽALUZIE
  - ⊖ - REVIZNÍ DVĚŘKA 300x300, 500x500MM
  - ⊖ - BEZPRAH, PODŘEZANÉ DVEŘE
  - ⊖ - MNOŽSTVÍ VZDUCHU NA PŘÍVODU (M3/HOD)
  - ⊖ - MNOŽSTVÍ VZDUCHU NA ODTAHE (M3/HOD)
  - IZOLACE:**
    - — — — — PROTIPÓŽÁRNÍ IZOLACE
    - — — — — TEPelnÁ IZOLACE
    - — — — — HLUKOVÁ IZOLACE
  - S7** - OZNAČENÍ STOUPAČEK
  - ⊖ - ANEMOSTIAT PŘÍVOD, ODVOD
  - ⊖ - ODVOD KONDENZÁTU

Legenda: (viz i výkres č.110T)

- kabelová trasa
- kabel

Kabely uloženy po stěnách (v liště, v trubce, v kabelovém žlabu Mars).(mimo strojovny nad podhledy). Provést ochranné pospojování.

- 1S2 - položka 1S2 napájena (připojena)
- DT1 z položky DT1 (rozvaděče)

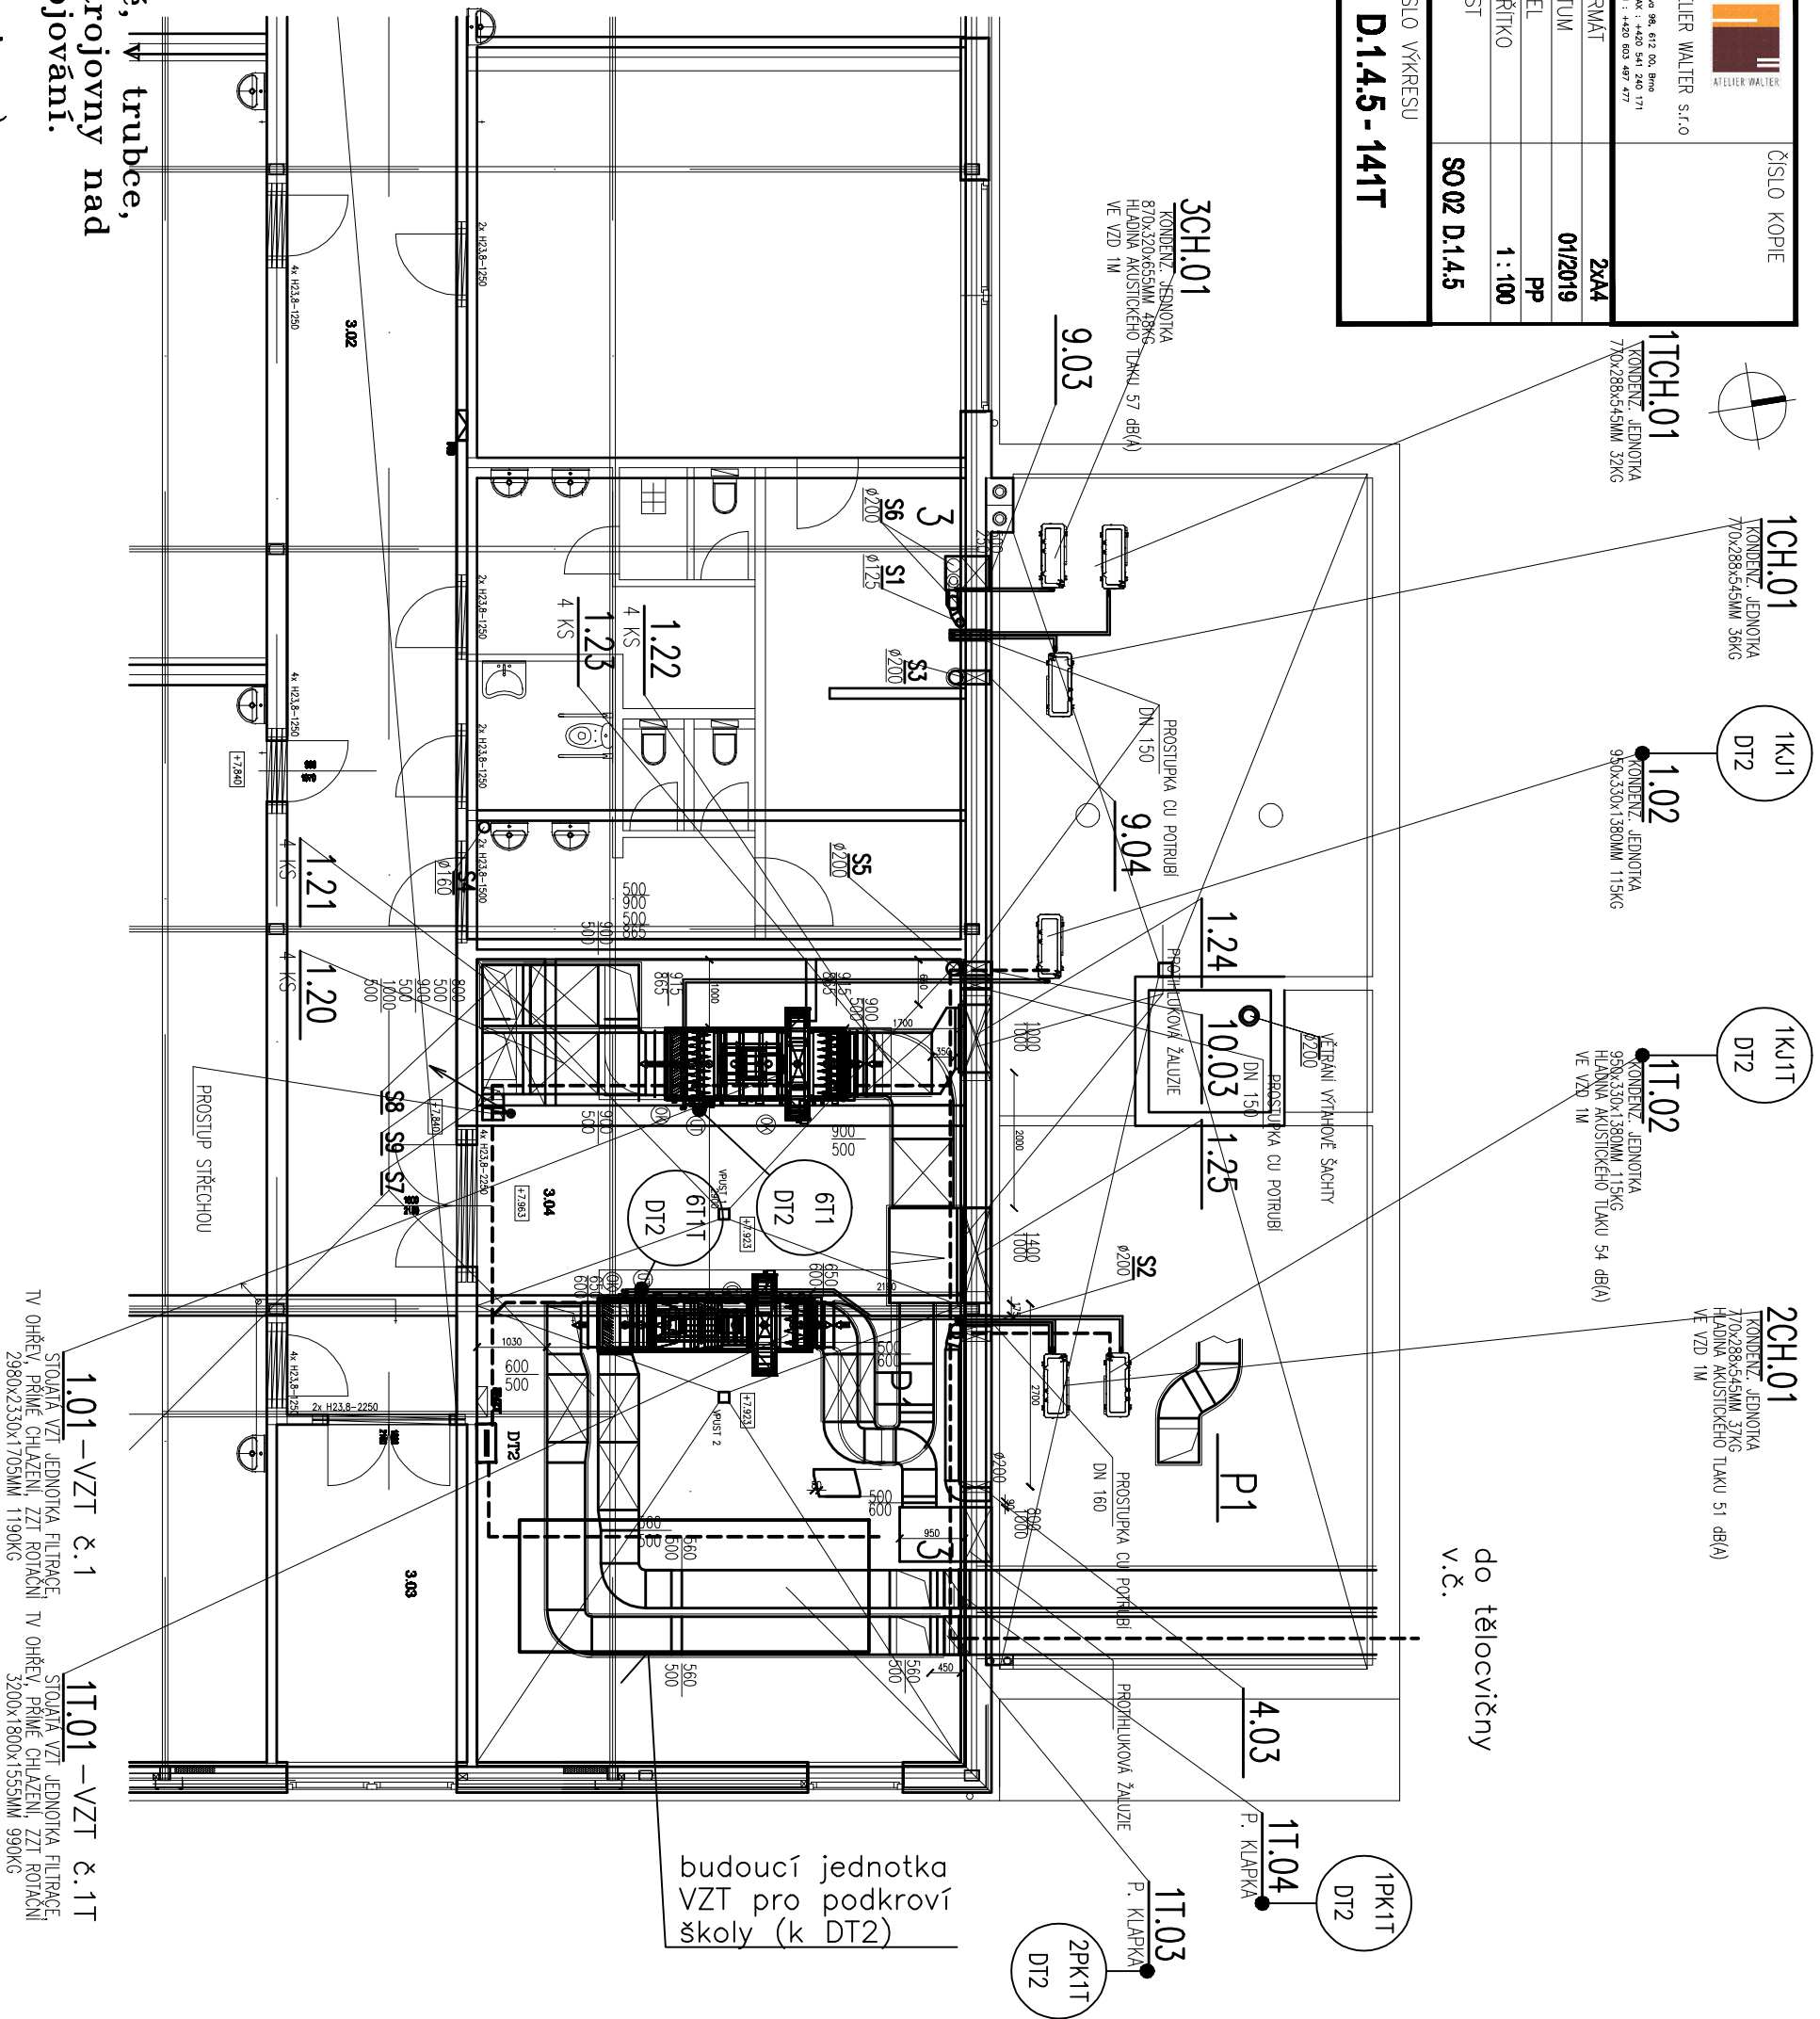

do tělocvičny v.č.

budoucí jednotka VZT pro podkroví školy (k DT2)

1.01 - VZT č. 1  
STOJANÁ VZT JEDNOTKA FILTRACE TV OHŘEV, PRÁMÉ CHLAZENÍ, ZZT ROTAČNÍ TV OHŘEV, PRÁMÉ CHLAZENÍ, ZZT ROTAČNÍ 2980x2330x1705MM 1190KG

1.10 - VZT č. 11  
STOJANÁ VZT JEDNOTKA FILTRACE TV OHŘEV, PRÁMÉ CHLAZENÍ, ZZT ROTAČNÍ 3200x1800x1555MM 990KG