


PŮDORYS 4.N.P. M 1 : 50

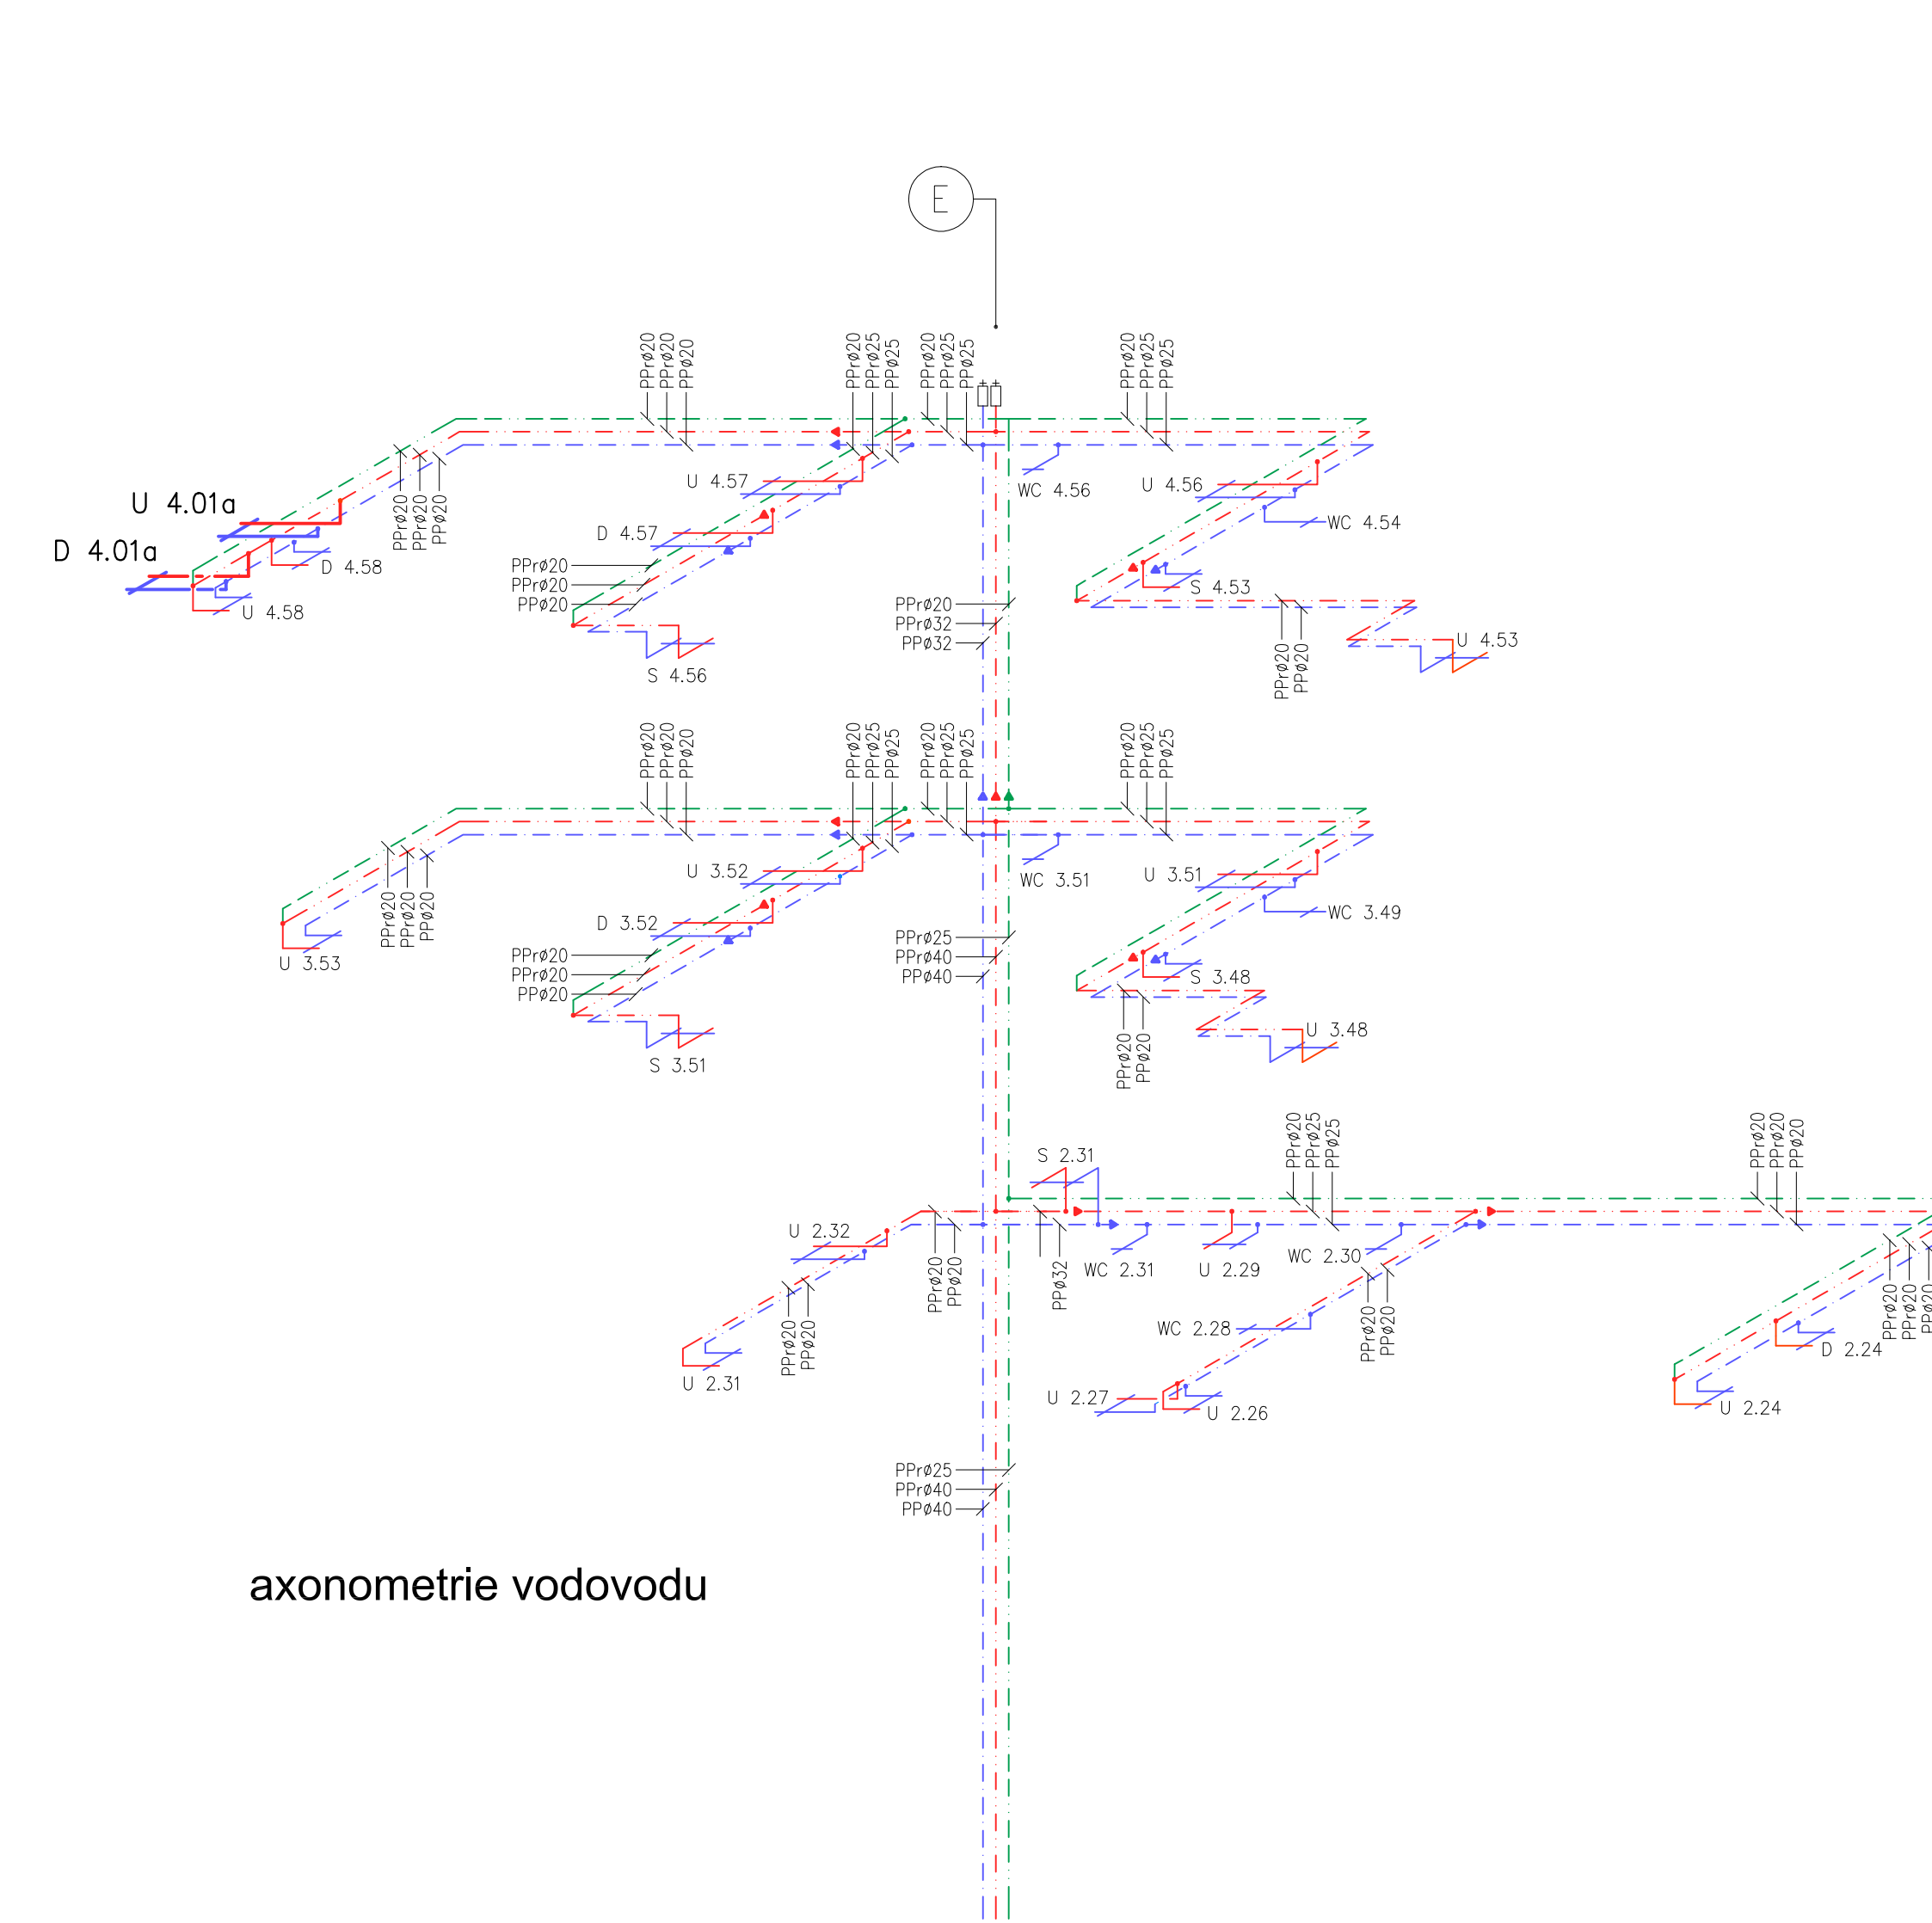

axonometrie vodovodu

LEGENDA MÍSTNOSTÍ

| Číslo | Jméno | Plocha (m ²) | Poznámka |
|-------|--------------------------------------|--------------------------|----------|
| 4.01 | CHODBA | 278,14 | |
| 4.01a | INSPEKČNÍ POKOJ LÉKÁŘŮ | 13,19 | |
| 4.07 | ČAJOVÁ KUCHYŇKA | 3,63 | |
| 4.08 | DENNÍ MÍSTNOST | 9,50 | |
| 4.40 | POKOJ | 30,44 | |
| 4.41 | UMÝVÁRNA | 4,89 | |
| 4.42 | WC | 1,35 | |
| 4.43 | POKOJ – INTERMEDIÁR | 30,03 | |
| 4.44 | POKOJ – INTERMEDIÁR | 18,02 | |
| 4.45 | POKOJ – INTERMEDIÁR | 18,52 | |
| 4.46 | POKOJ | 21,43 | |
| 4.47 | LODŽIE | 5,83 | |
| 4.53 | UMÝVÁRNA | 4,01 | |
| 4.54 | WC | 1,35 | |
| 4.55 | SKLAD | 5,06 | |
| 4.56 | UMÝVÁRNA | 9,44 | |
| 4.57 | INSPEKČNÍ POKOJ SESTER | 12,2 | |
| 4.58 | STANIČNÍ SESTRA | 10,15 | |
| 4.59 | ČISTÍCÍ MÍSTNOST SKLAD ŠPIN. PRAČILA | 11,08 | |
| 4.60 | WC IMOBILNÍ | 3,01 | |


legenda

- STUŽENÁ VODA Z PP
- TEPLÁ VODA Z PP
- STÁVAJÍCÍ STUŽENÁ VODA
- STÁVAJÍCÍ TEPLÁ VODA
- STÁVAJÍCÍ CIRCULACE TEPLÉ VODY
- U UMÝVADLO SE STOJÁNKOVOU PÁKOVOU BATERIÍ
- D DŘEZ VESTAVĚNÝ S ODKAPÁVACÍ PLOCHOU A STOJÁNKOVOU PÁKOVOU BATERIÍ SE SPRŠKOU
- U, D, WC, S STÁVAJÍCÍ ZÁŘÍZOVACÍ PŘEDMĚTY

PŮDORYSNÉ SCHÉMA

M 1 : 1000

LEGENDA

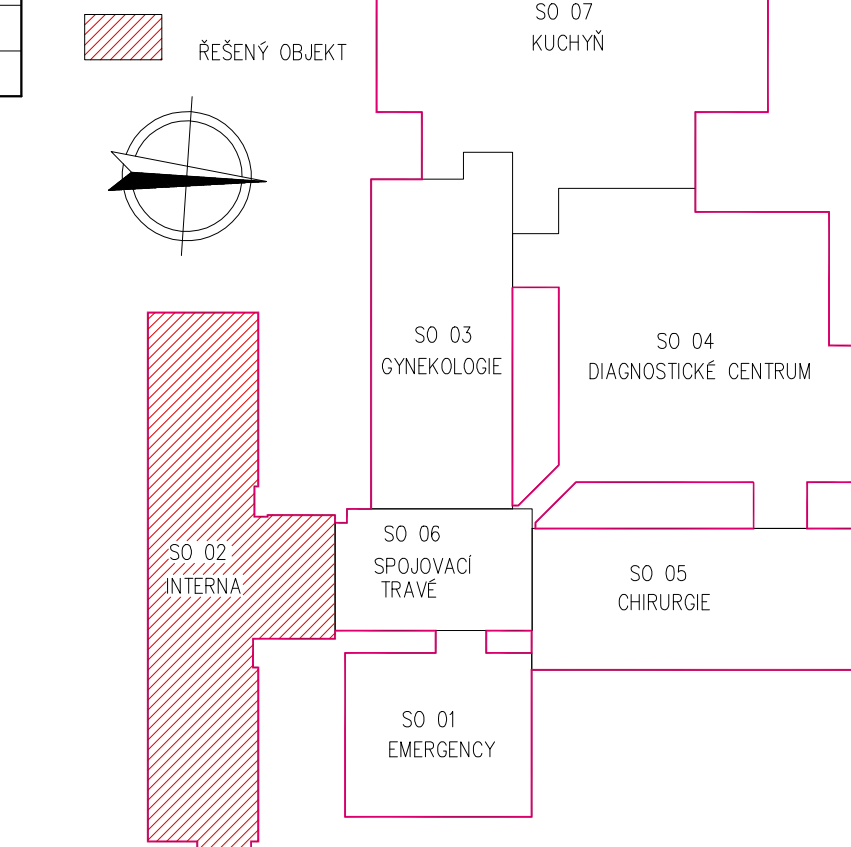

Jeli v dokumentaci definován nějaký konkrétní výrobek nebo technologie, má se za to, že je tím definován minimální požadovaný standard a v nabídce může být nahrazen i výrobkem, nebo technologií srovnatelnou.

| ČÍSLO | DATUM | POPIS ZMĚNY | NAVRHL | ODPOVĚDNÝ PROJEKTANT | SCHVÁLIL |
|---|--|---|---|----------------------|-----------------------|
| OBJEDNATEL | | ZPRACOVATEL ČÁSTI | ZPRACOVATEL | | AUTORIZOVÁNO |
| KRAJ VYSOČINA Žitkova 57/1882 Jihlava PSČ: 587 33 IČ: 7080749 | | Ing. Petr Salivar Konečná 3456 Havlíčkův Brod 580 01 IČ: 01465831 tel: 732 155 211 e-mail: salivar.petr@seznam.cz | Ing. Petr Salivar Konečná 3456 Havlíčkův Brod 580 01 IČ: 01465831 tel: 732 155 211 e-mail: salivar.petr@seznam.cz | | |
| STAVEBNÍ ÚŘAD | HAVLÍČKŮV BROD | NAVRHL | ING. PETR SALIVAR | ODP. PROJEKTANT | ING. PETR SALIVAR |
| KRAJ | VYSOČINA | VYPRACOVAL | ING. PETR SALIVAR | AUTORIZOVAL | ING. FRANTIŠEK DVOŘÁK |
| AKCE | NEMOCNICE HAVLÍČKŮV BROD - STAVEBNÍ ÚPRAVY HLAVNÍ BUDOVY | | FORMÁT | 10 x A4 | ČÍSLO PÁRE |
| OBJEKT | SO 02 (INTERNA) | | KÓTOVANÍ | mm | |
| ČÁST | D.1.4. TECHNICKÁ PROSTŘEDÍ STAVBY D.1.4.2. ZDRAVOTECHNIKA | | STUPEŇ | DPS o TDW | |
| ZAKÁZKOVÉ ČÍSLO | | | 2020 / 04 | | |
| DATUM | | | 04 / 2020 | | |
| OBSAH | | PŮDORYS 4.N.P. - VODOVOD | MĚŘÍTKO | 1 : 50 | ČÍSLO VÝKRESU |
| | | | | 1.4.2.04. | REVIZE |