

LEGENDA KOMPONENTŮ

- tlačíkový hlásič
- optiko kroužkový hlásič
- tepelný hlásič
- propojovací krabice
- elektromechanický samozamykací zámek v reverzním režimu - uvolnění únikové cesty, pro požárně odolné únikové dveře
- panikové prosklené zelené tlačítko se symbolem běžícího muže pro odtlačování dveřního zámků pro únik v nepožárním režimu
- EPS-U
- U odtlačovat (unlock) - uvolnění dveří pro únik

LEGENDA ROZVODŮ

- J-Y(S)Y 1x2x0,8
- stávající J-Y(S)Y 1x2x0,8
- kabel silový s funkční schopností při požáru, tj. reakce na oheň BZcaS1d0 (PB6-R) 2x2,5

SO 02 (INTERNA) PŮDORYS 5.N.P.

LEGENDA MÍSTNOSTÍ

Číslo	Jméno	Plocha [m ²]	Pozemsko
5.01a	CHODBA	88,85	
5.01b	CHODBA	65,50	
5.02	SAJNA	11,00	
5.03	SKLAD	10,81	
5.04	SKLAD	13,10	
5.05	PRACOVNÍTE SESTRY	12,96	
5.06	HERNA	16,48	
5.07	LOUŽE	11,18	
5.08	VÝTAH	6,66	
5.09	VÝTAH	1,89	
5.10	AMBULANCE	22,50	
5.11	PORADNA PRO KÚDĚVŮ MARY	15,22	
5.12	REHABILITACE, FÉLOCČNA	16,07	
5.13	PŘEDSÍN WC	1,91	
5.14	WC	1,52	
5.15	SKLAD	4,49	
5.16	SPOLČENSKÁ MÍSTNOST	27,38	
5.17	KUCHYŇKA	12,99	
5.18	UKLIDOVÁ KOMORA	1,79	
5.19	PŘEDSÍN WC DNKY	5,38	
5.20	WC DNKY	1,02	
5.21	WC DNKY	1,04	
5.22	UMÝVÁRNA DNKY	2,99	
5.23	PŘEDSÍN WC CHLAPCI	4,63	
5.24	WC CHLAPCI	1,19	
5.25	UMÝVÁRNA CHLAPCI	3,02	
5.26	ČISTÍ MÍSTNOST	10,47	
5.27	PŘEDSÍN	2,20	
5.28	UMÝVÁRNA WC	1,90	
5.29	POKOJ	9,00	
5.30	PŘEDSÍN	1,64	
5.31	UMÝVÁRNA WC	1,90	
5.32	POKOJ	7,82	
5.33	SKLADKA	36,56	
5.34	PŘEDSÍN	2,94	
5.35	WC	1,23	
5.36	UMÝVÁRNA	2,88	
5.37	POKOJ	17,08	
5.38	LOUŽE	5,83	
5.39	POKOJ	18,27	
5.41	POKOJ	18,15	
5.42	INSPEKČNÍ POKOJ SESTER	17,67	
5.43	POKOJ	17,80	
5.44	POKOJ	17,91	
5.45	POKOJ	17,39	
5.46	POKOJ	19,01	
5.47	POKOJ	18,67	
5.48	INSPEKČNÍ POKOJ SESTER	16,35	
5.49	POKOJ	19,09	
5.50	POKOJ	35,96	
5.51	POKOJ	36,72	
5.52	PŘEDSÍN	3,02	
5.53	WC	1,27	
5.54	UMÝVÁRNA	2,48	
5.55	POKOJ	17,01	
5.56	LOUŽE	5,83	
5.57	POKOJ	33,23	
5.58	ÚNIKOVÉ SCHODIŠTE	18,28	
5.59	INSPEKČNÍ POKOJ SESTER	16,47	
5.60	POKOJ	25,86	



Číslo	Jméno	Plocha [m ²]	Pozemsko
5.61	PŘEDSÍN	3,14	
5.62	UMÝVÁRNA	10,49	
5.63	CHODBA	8,03	
5.64	PŘEDSÍN WC	1,35	
5.65	WC	1,22	
5.66	UMÝVÁRNA	4,14	
5.67	WC	1,66	
5.68	CHODBA	54,24	
5.69	CHODBA	3,69	
5.70	KOMORA	4,36	
5.71	KUCHYŇKA	5,53	
5.72	POKOJ	24,82	
5.73	SKLAD	14,22	
5.74	UKLIDOVÁ KOMORA	4,67	
5.75	WC PŘEDSÍN PERSONAL	1,94	
5.76	WC PERSONAL	1,70	
5.77	SPOLČENSKÁ MÍSTNOST	18,93	
5.78	LOUŽE	10,83	

PŮDORYSNÉ SCHÉMA

M 1 : 1000

LEGENDA

- REŠENÝ OBJEKT

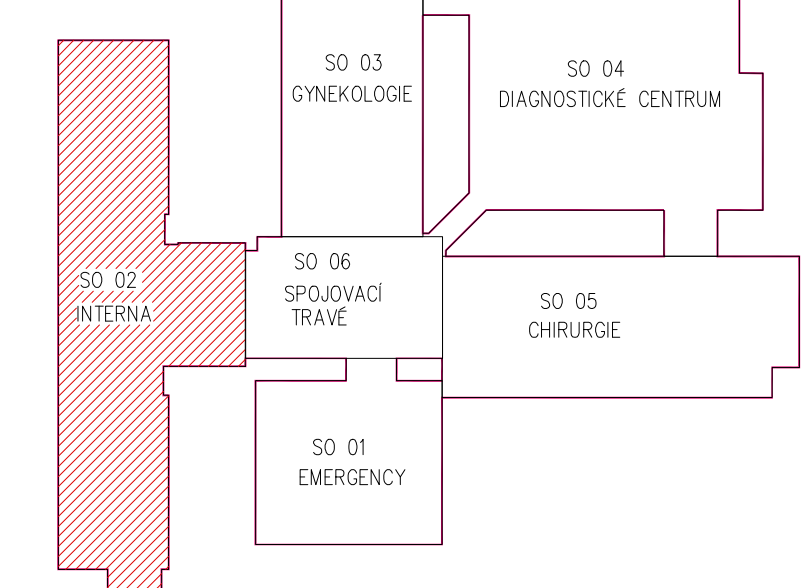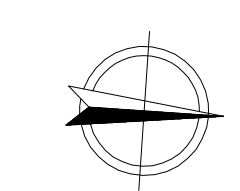

Jeli v dokumentaci definován nějaký konkrétní výrobek nebo technologie, má se za to, že je tím definován minimální požadovaný standard a v nabídce může být nahrazen i výrobkem, nebo technologií srovnatelnou.

OBJEDNATEL	ZPRACOVATEL ČÁSTI	ZPRACOVATEL	AUTORIZOVÁNO
KRAJ VYSOČINA Zábřehova 57/1882 Jihlava PSČ 587 33 IČ: 70909749	ELEPRO s.r.o. Okrouhlice 81 Okrouhlice 582 31 IČ: 28817788, DIČ: CZ28817788	Ing. Petr Šalvař Konečná 3456 Havlíčkův Brod 580 01 IČ: 01465431 tel: 732 155 211 e-mail: salvar.petr@seznam.cz	
STAVEBNÍ ÚŘAD HAVLÍČKŮV BROD	NAVRHL MARTIN BERÁNEK	ODP. PROJEKTANT MARTIN BERÁNEK	
KRAJ VYSOČINA	VYPRACOVAL MARTIN BERÁNEK	AUTORIZOVAL	
AKCE NEMOCNICE HAVLÍČKŮV BROD - STAVEBNÍ ÚPRAVY HLAVNÍ BUDOVY	FORMÁT KÓTOVÁNÍ	12 x A4 mm	ČÍSLO PARÉ
OBJEKT SO 02 (INTERNA)	STUPEŇ	EPS a TDW	
ČÁST 1.4. TECHNICKÁ PROSTŘEDÍ STAVĚB 1.4.5. ELEKTRICKÁ POŽÁRNÍ SIGNALIZACE	ZAKAZOVÉ ČÍSLO DATUM	2020 / 04 04 / 2020	
OBESAH ELEKTRICKÁ POŽÁRNÍ SITUACE PŮDORYS 5.N.P.	MĚŘÍTKO 1 : 100	ČÍSLO VÝKRESU 1.4.5.2.01	REVIZE