


Tabulka místností 2.NP		
Č.	Název místnosti	Plocha (m2)
201	Chodba	38,94
202	Technika	12,09
203	Kancelář	20,04
204	Kancelář	26,85
205	Kancelář	27,23
206	Kancelář	18,11
207	Sanita ženy	6,51
208	Sanita muži	6,51
209	Kuchyňka	8,15
210	Kancelář	20,73
211	Kancelář	23,20
212	Kancelář	19,60
213	Kancelář	29,48
215	Kancelář	56,04
		<b>313,47 m<sup>2</sup></b>

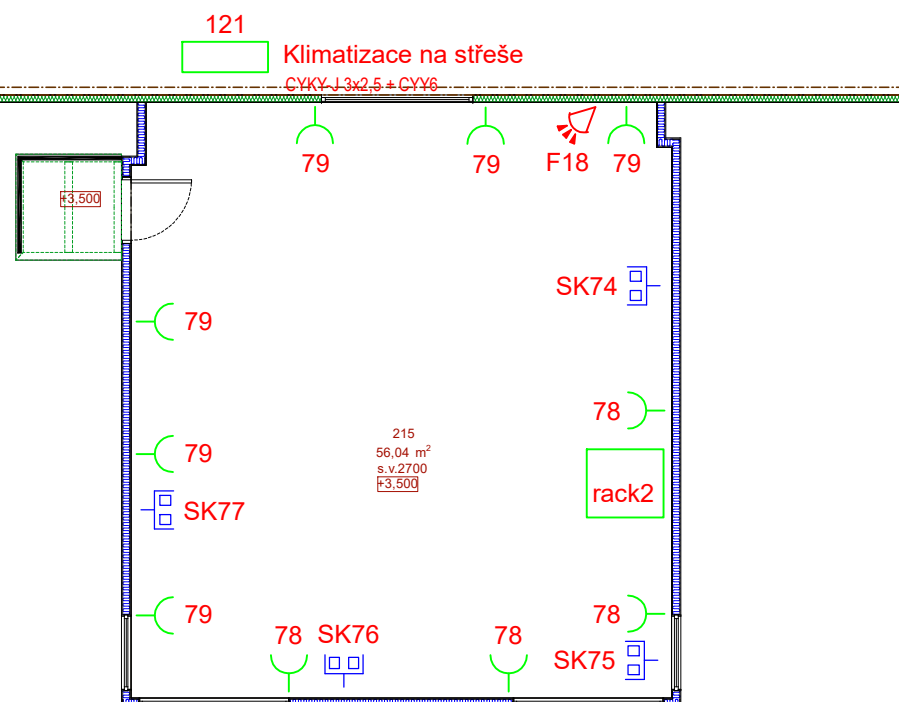

Rozvodná soustava: 3+NPE stř. 50 Hz, 400V/TN-S  
 Ochrana před úrazem elektrickým proudem:  
 - automatickým odpojením od zdroje  
 - doplňková ochrana - proudovým chráničem  
 - doplňujícím ochranným pospojováním

ZODP.PROJEKTANT	Ing. Zdeněk Šindler		
VYPRACOVAL	Ing. Zdeněk Šindler		
INVESTOR	Blaze Harmony s.r.o. IČO: 27816273, Trnávka 37, 751 31 Lipník nad Bečvou		
MÍSTO STAVBY	parcely p.č. 693/3, 712, 704, 706, 259, 612/1, k.ú. Trnávka u Lipníka nad Bečvou		
PROJEKT: Novostavba výrobně-skladovacího areálu firmy Blaze Harmony s.r.o. Trnávka ELEKTROINSTALACE	FORMÁT	2 A4	
	DATUM	1/2021	
	STUPEŇ	DSP	
	ČÍSLO ZAK.		
PŘÍLOHA: SO02 - VÝROBNÍ HALA A VÝVOJ SILNOPROUDÉ ROZVODY - PŮDORYS 2.N.P.	MĚŘÍTKO: 1:100	ČÍSLO VÝKR.: D6.2-04	