


SITUACE 1:500

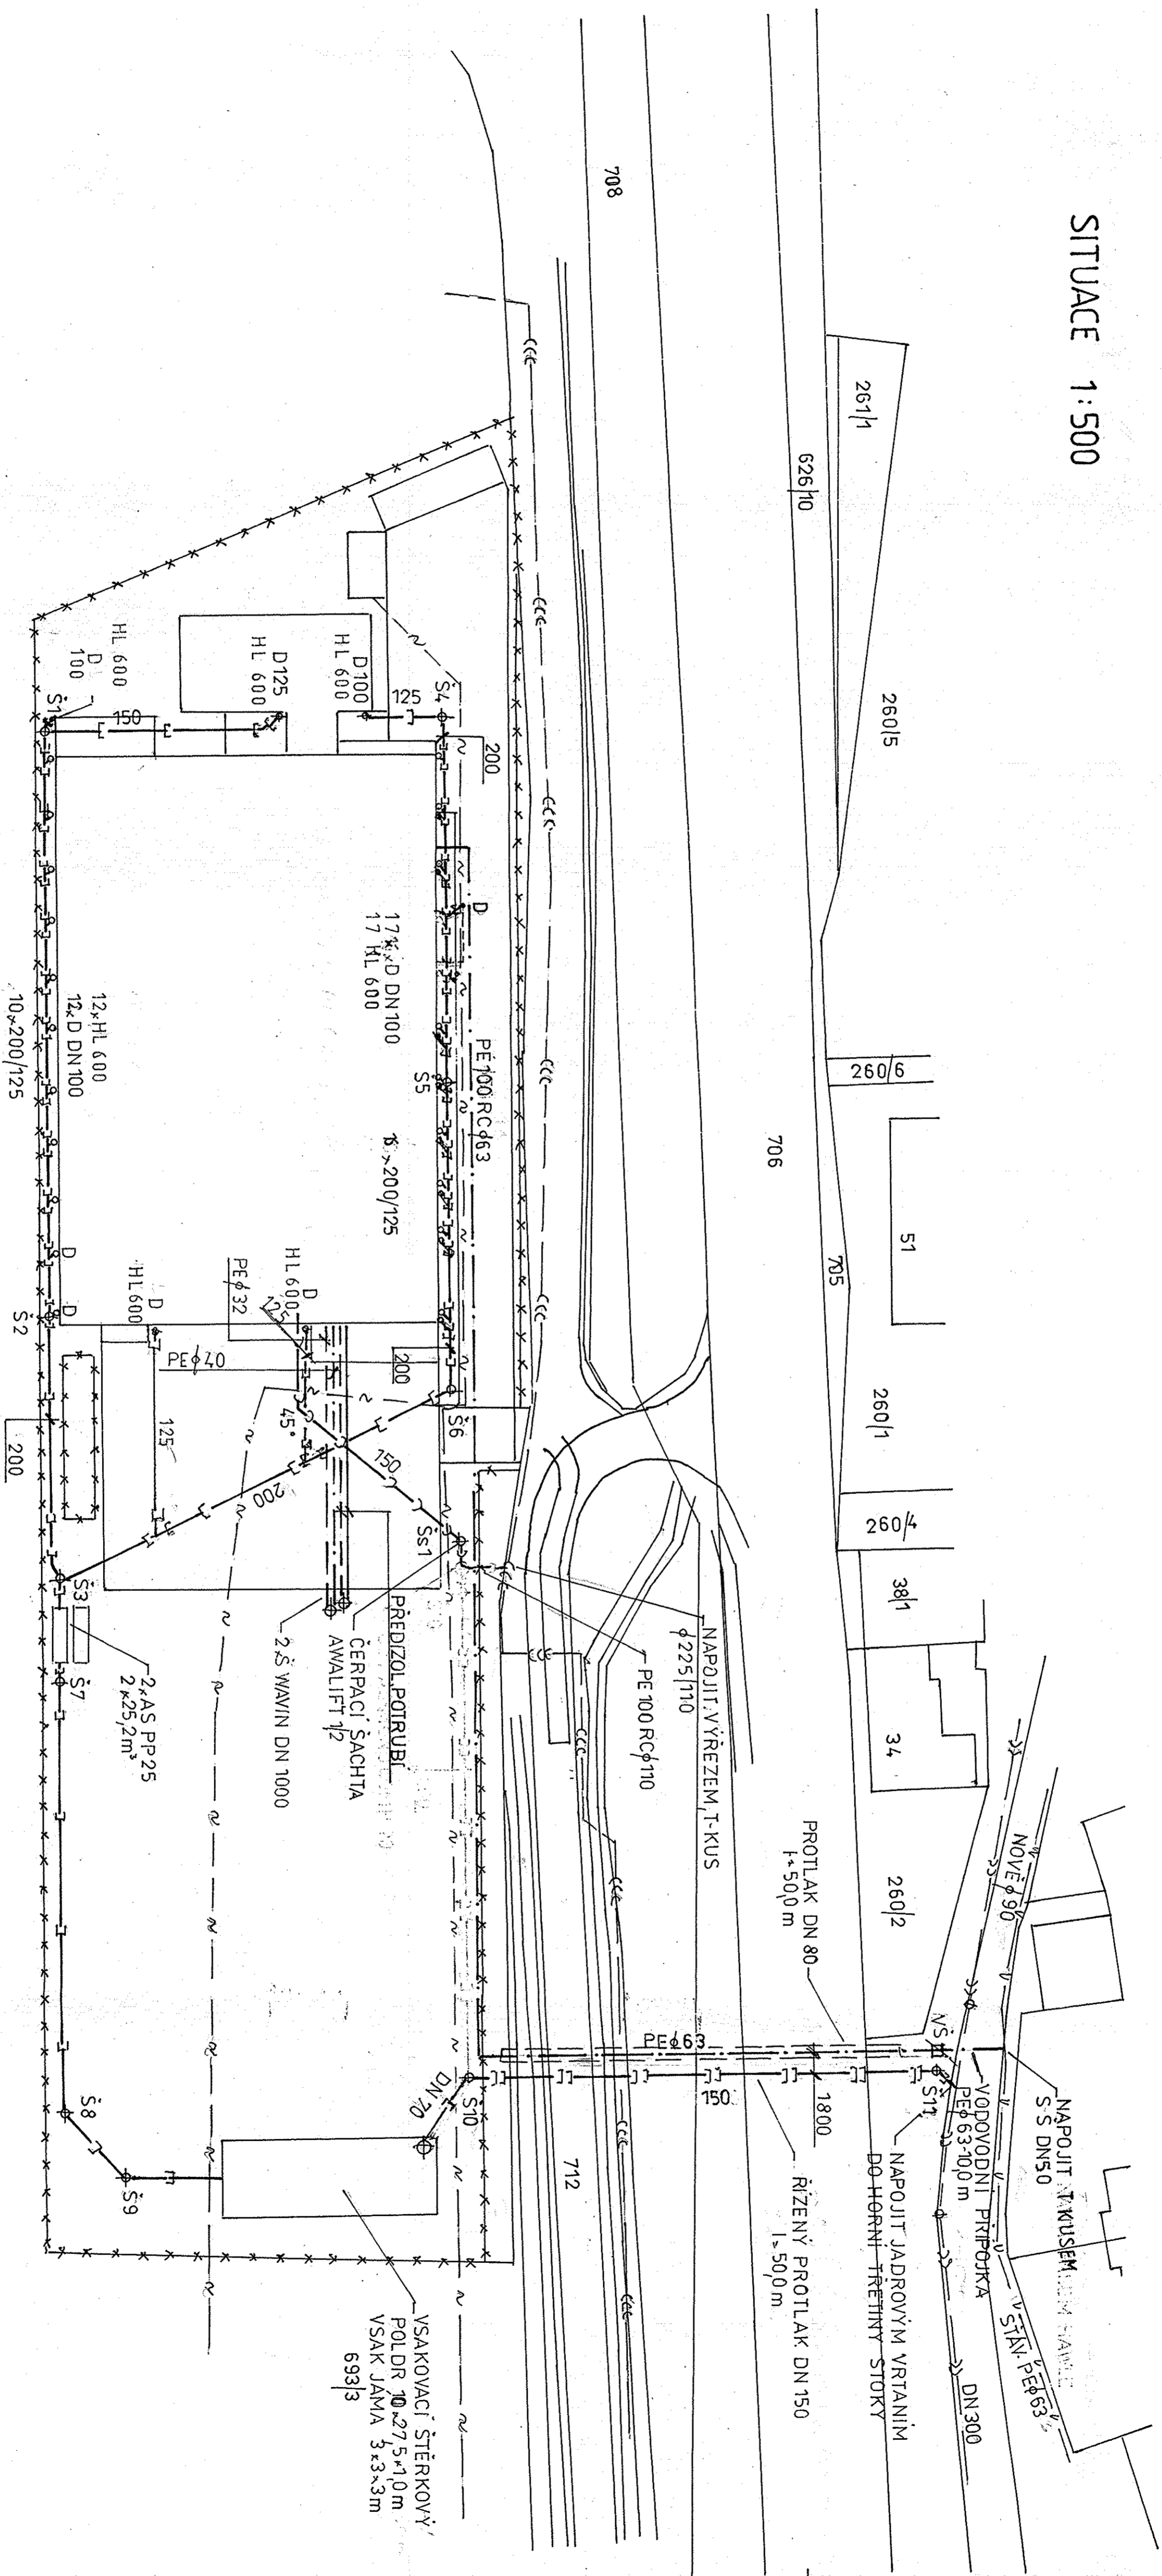

- | | | | | | |
|-----------|------------------------------|-----------|---------------------------|-----------|------------------------------|
| — V — | STAVAJÍCÍ VODOVOD | — S1 — | NOVÁ VODOVODNÍ PŘÍPOJKA | — S1 — | REVIZNÍ ŠACHTA WAWIN D 425 |
| — S1 — | STAVAJÍCÍ KANALIZACE | — S1-12 — | NOVÁ SPLAŠKOVÁ KANALIZACE | — S1-12 — | REVIZNÍ ŠACHTY WAWIN DN 425 |
| — S1-12 — | STAVAJÍCÍ TLAKOVÁ KANALIZACE | — VS — | NOVÁ DEŠŤOVÁ KANALIZACE | — VS — | VODOMĚRNÁ ŠACHTA AK-VODO - S |
| — VS — | STAVAJÍCÍ KABEL ČETIN | | NOVÁ JEDNOTNÁ KANALIZACE | | |

PROJEKTANT	KRISLIL	PROJEKT	8A.4
PLANDOR	PLANDOR	DATUM	5.02.20
INVESTOR: BLAŽE HARMONÝ S. J. O. TRNAVKA 37 LIPNIK NAD BEČVOU		ÚČEL	SP
ACCE: NOVOSTAVBA VÝROBNĚ SKLADOVACÍHO AREÁLU TRNAVKA		ZK. ČÍSLO	
OBSAH: SITUACE - PŘÍPOJKY		MĚŘÍTKO: 1:500	Č. VÝC.: 301