


PŮDORYS 1:1350

K-S22a

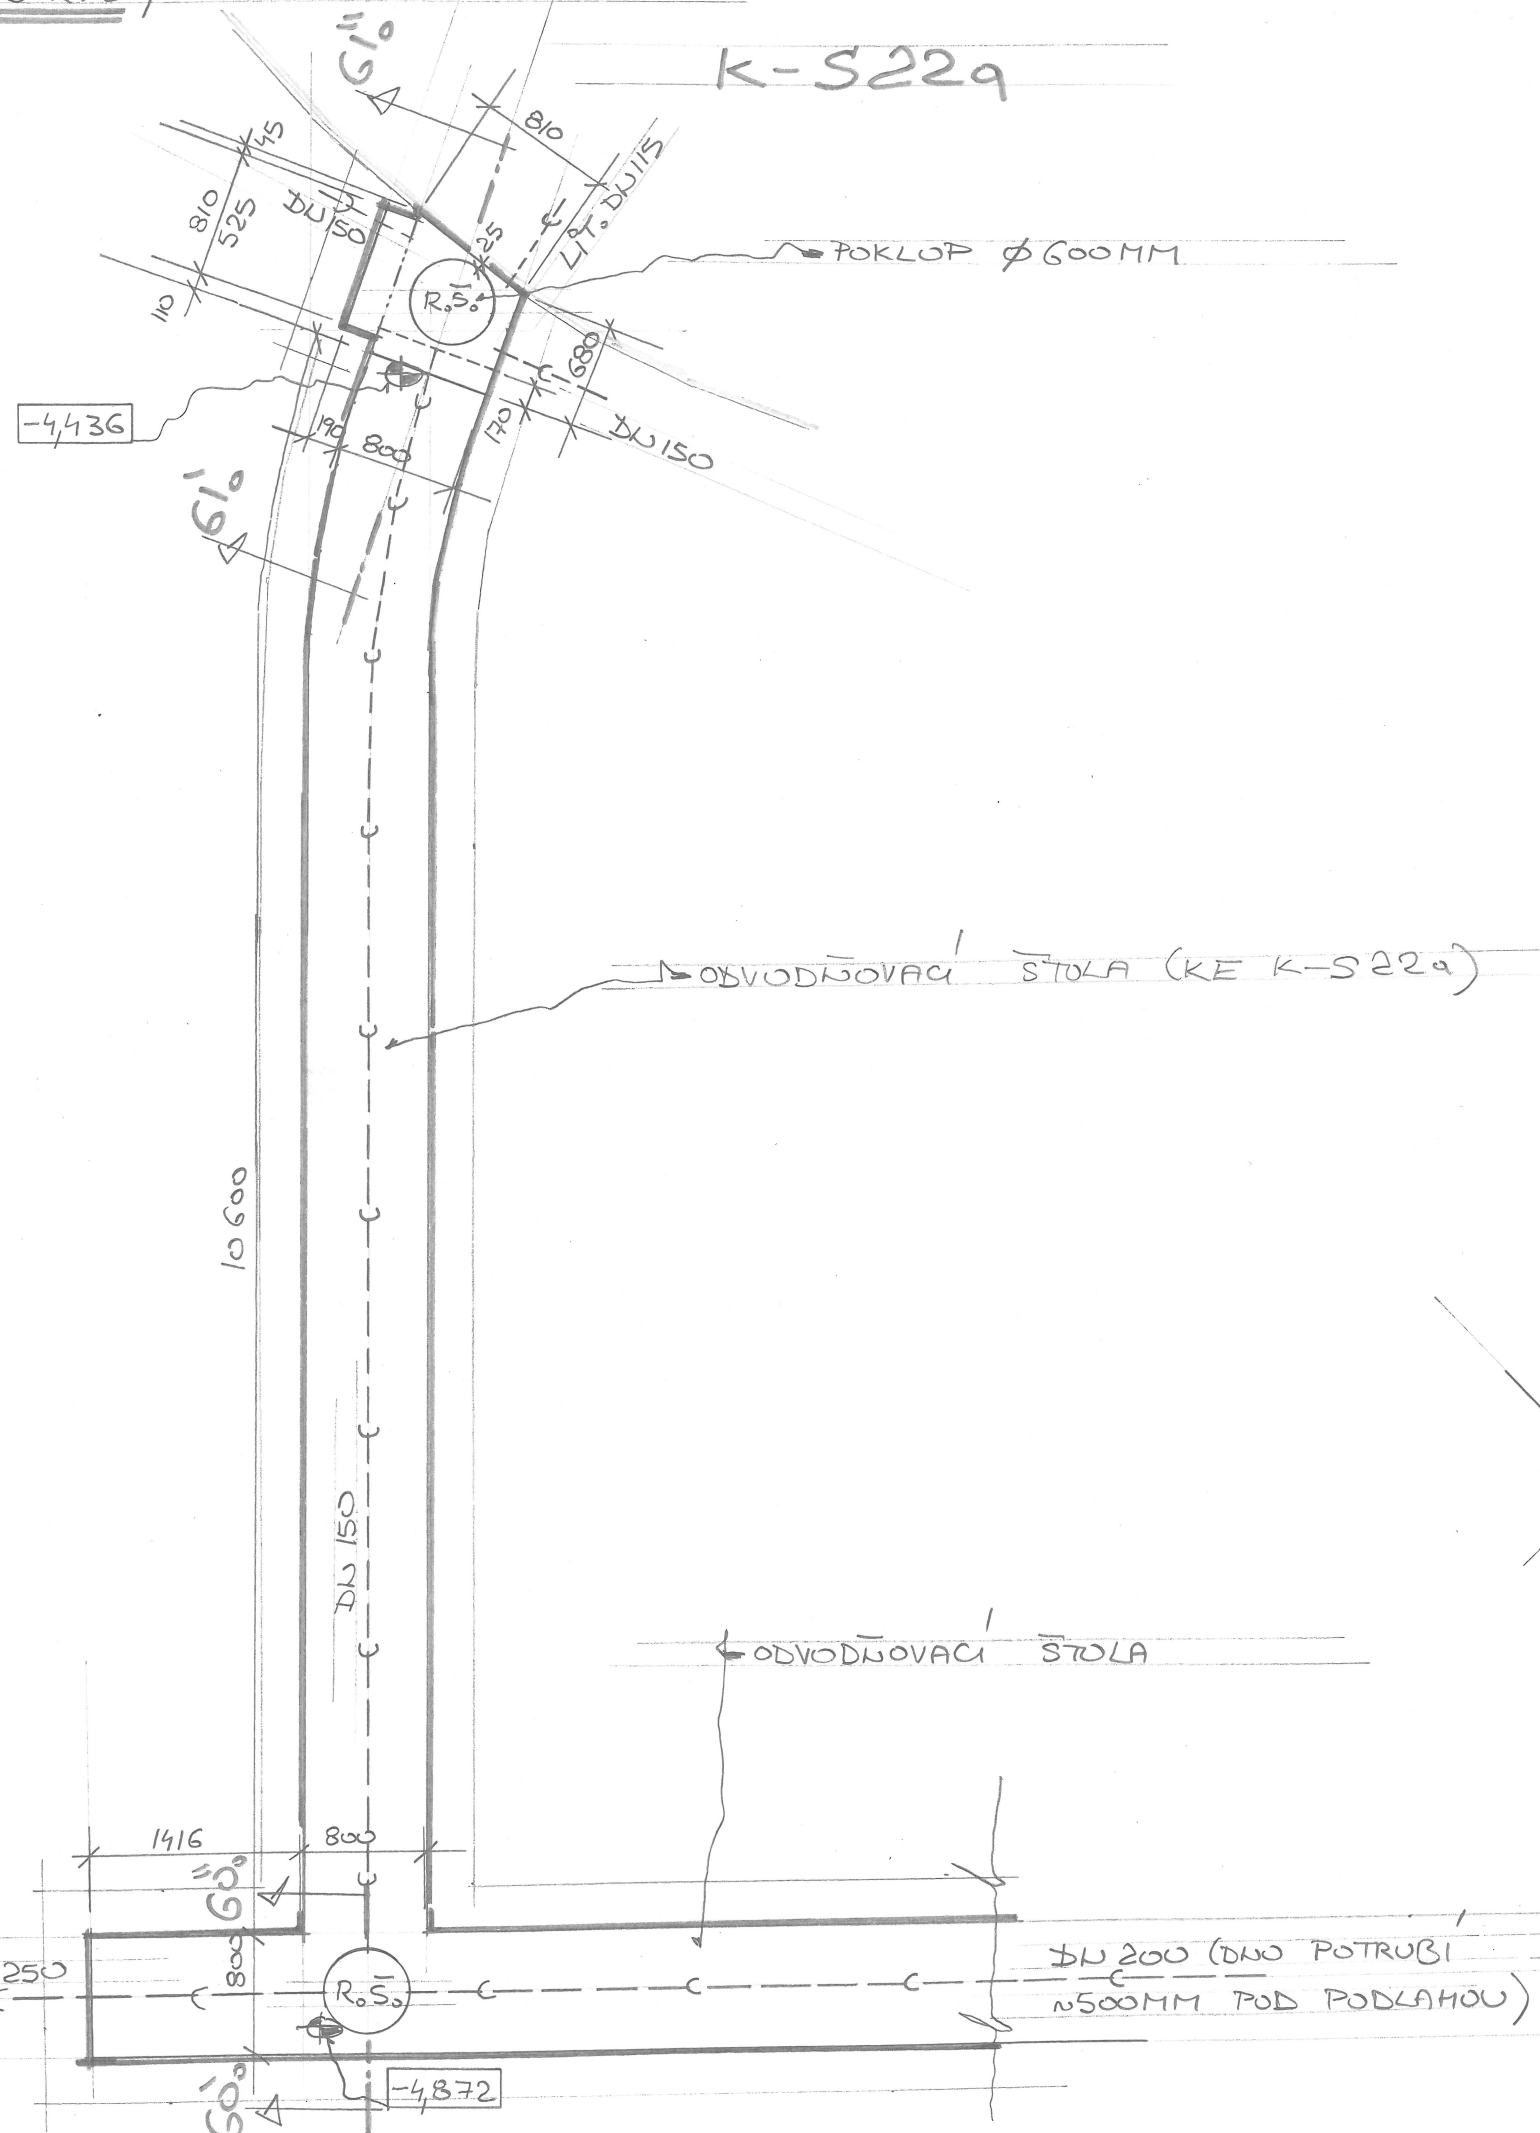

AUTORIZOVANÝ TECHNIK
 PRO POZEMNÍ STAVBY
MICHAL SOUKUP, DIŠ.
 BARTOŇOVA 287, 547 01 NÁCHOD
 GSM: 602 627 146
 E-mail: soukup_michal@centrum.cz

STAVEBNÍK: PARDUBICKÝ KRAJ, KOMENSKÉHO NÁMĚSTÍ 125; 532 11 PARDUBICE			PARÉ:
VÝKRES: ODVODŇOVACÍ ŠTOLA U K - S 22a - PŮDORYS			
AKCE: DĚLOSTŘELECKÁ TVRZ BOUDA - NEZBYTNÉ STAVEBNÍ ÚPRAVY			
ČÁST DOKUMENTACE:	STAVEBNÍ ŘEŠENÍ		D.1.1 b) Č.VÝKRESU: 2a
HLAVNÍ PROJEKTANT:	MICHAL SOUKUP DIŠ.	ZAKÁZKOVÉ ČÍSLO:	
ZODPOVĚDNÝ PROJEKTANT:	MICHAL SOUKUP DIŠ.	01-11-2018	
STUPEŇ: SP (PD)	MĚŘÍTKO: 1:50	DATUM: 12/2018	OBJEKT: SO-01