
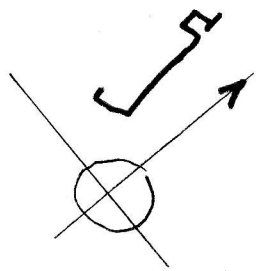


PŮDORYS REZ 62' - 62", M 1:100

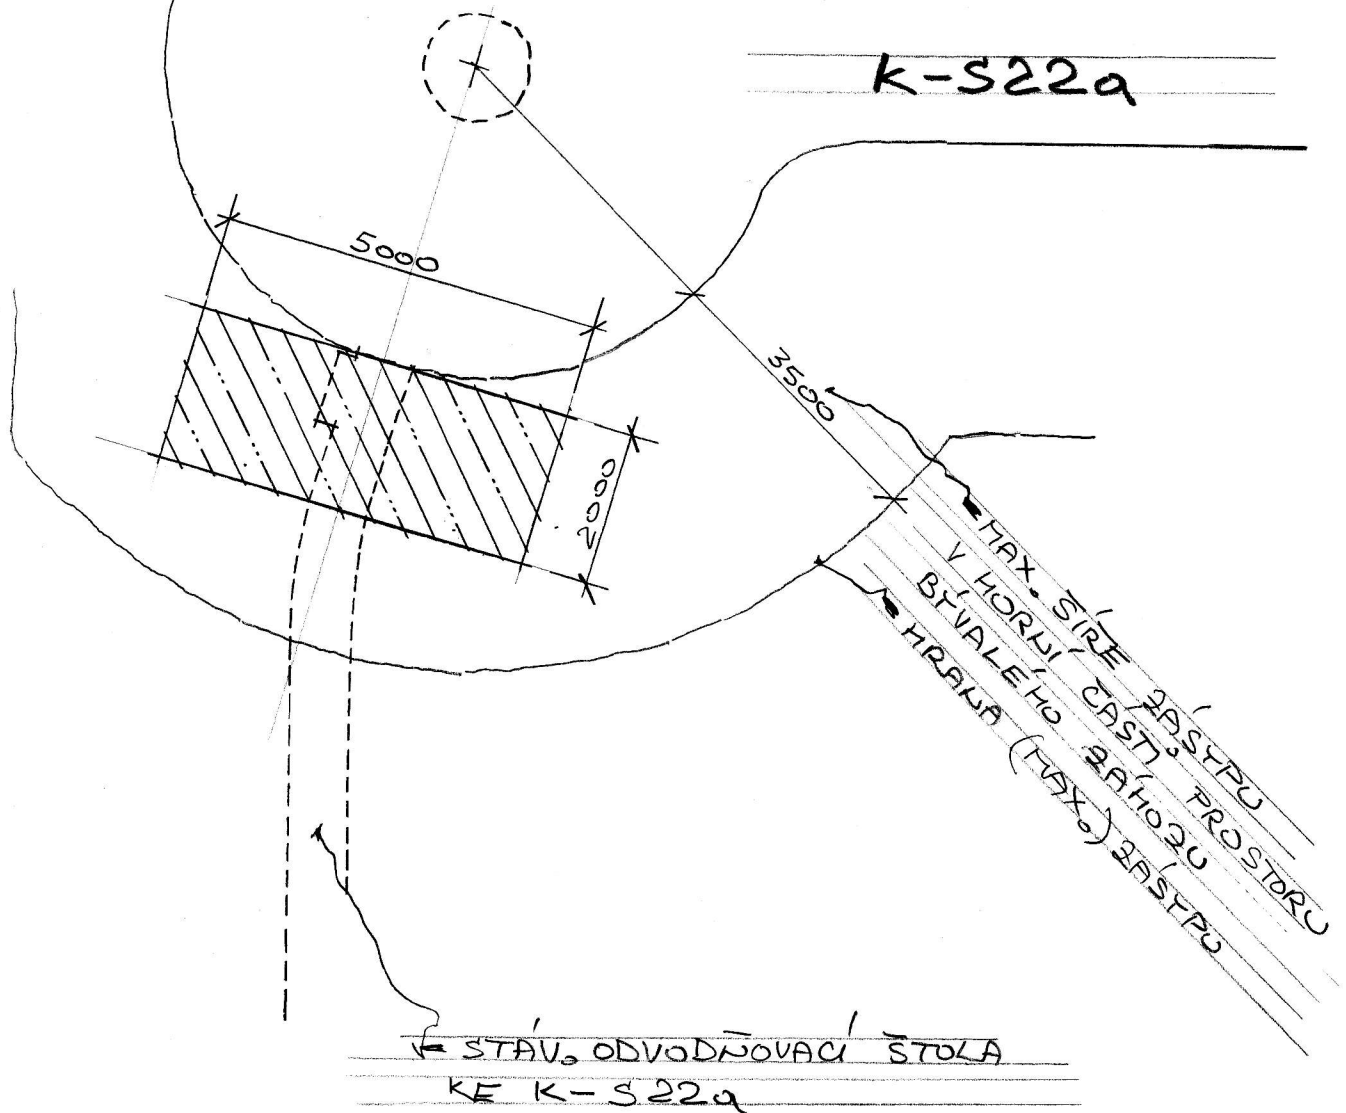

AUTORIZOVANÝ TECHNIK  
 PRO POZEMNÍ STAVBY  
**MICHAL SOUKUP, DiS.**  
 BARTOŇOVA 287, 547 01 NÁCHOD  
 GSM: 602 627 146  
 E-mail: soukup\_michal@centrum.cz

STAVEBNÍK: PARDUBICKÝ KRAJ, KOMENSKÉHO NÁMĚSTÍ 125; 532 11 PARDUBICE			PARÉ:
VÝKRES: ODVODŇOVACÍ ŠTOLA U K - S 22a - ŘEZ 62' - 62". NÁVRH ÚPRAV			
AKCE: DĚLOSTŘELECKÁ TVRZ BOUDA - NEZBYTNÉ STAVEBNÍ ÚPRAVY			D.1.1 b) Č.VÝKRESU: <b>2d</b>
ČÁST DOKUMENTACE:	STAVEBNÍ ŘEŠENÍ		
HLAVNÍ PROJEKTANT:	MICHAL SOUKUP DiS.	ZAKÁZKOVÉ ČÍSLO:	
ZODPOVĚDNÝ PROJEKTANT:	MICHAL SOUKUP DiS.	01-11-2018	
STUPEŇ: SP (PD)	MĚŘÍTKO: 1:100	DATUM: 01/2019	OBJEKT: SO-01