

**POPIS:**

STÁVAJÍCÍ PLASTOVÝ PILÍŘ BUDE DEMONTOVÁN A PŘELOŽEN NA NOVÉ MÍSTO, KTERÉ JE ZNÁZORNĚNO VE VÝKRESU. PŘESNÁ POLOHA BUDE UPŘESNĚNA NA MÍSTĚ STAVBY V ZÁVISLOSTI NA VYJÁDRĚNÍ JEDNOTLIVÝCH DOTČENÝCH ORGÁNŮ, INVESTORA.

STÁVAJÍCÍ VÝZBROJ PILÍŘOVÉHO ROZVADĚČE JE TVOŘENA JISTIČOVÝMI VÝVODY, KABELY Z NĚJ VYSTUPUJÍCÍ JSOU TYPU AYKY 4Bx16.

TRASY VEDENÍ ZEMNÍCH KABELOVÝCH TRAS MUSÍ BÝT KOORDINOVÁNY PŘI REALIZACI TAK, ABY BYLY DODRŽENY PODMÍNKY VŠECH DOTČENÝCH ORGÁNŮ A SPRÁVCŮ.

PŘED ZAHÁJENÍM ZEMNÍCH PRACÍ MUSÍ BÝT ZHOTOVITELEM PROVEDENO ŘÁDNÉ VYTÝČENÍ NOVÝCH TRAS A PŘÍPADNÝCH STÁVAJÍCÍCH PODZEMNÍCH VEDENÍ A V PŘEDSTIHU KONTAKTOVÁNÍ SPRÁVCI VŠECH DOTČENÝCH SÍTÍ, PROVEDENA KOORDINACE TRAS V RÁMCI STAVBY, A PROVEDENO ODSOUHLASENÍ PLÁNOVANÉHO PROVEDENÍ A PRACOVNÍHO POSTUPU SE ZÁSTUPCI SPRÁVCE SÍTĚ A STAVEBNÍHO A AUTORSKÉHO DOZORU. PO DOKONČENÍ PRACÍ BUDE ZHOTOVITELEM PŘED ZASYPÁNÍM VÝKOPU PŘI ZVÁN PRACOVNÍK SPRÁVCE SÍTĚ A STAVEBNÍ DOZOR PRO KONTROLU DODRŽENÍ PODMÍNEK, NÁSLEDNĚ BUDE PROVEDENO ZASYPÁNÍ.

**POPIS:**

– ZEMNÍ KABELY A CHRÁNIČKY VE VÝKOPU V ZEMI BUDOU ULOŽENY V PÍSKOVÉM LOŽI A TRASA BUDE OZNAČENA VÝSTRAŽNOU FÓLIÍ ČERVENÉ BARVY, V PROVEDENÍ DLE PLATNÝCH NOREM ČSN.

–PŘI VYNUCENÉ ZMĚNĚ VÝŠKY KRYTÍ ZEMNÍCH KABELŮ A CHRÁNIČEK (např. při průchodu trasy do budovy apod.) BUDE ZMĚNA VÝŠKY ULOŽENÍ ZMĚNĚNA PLYNULE BEZ OSTRÝCH OHYBŮ A LAMÁNÍ KABELŮ A CHRÁNIČEK (poloměry ohybů viz kat. listy kabelů a kab. chrániček).

–KABELOVÉ CHRÁNIČKY BUDOU UVNITŘ PŘÍSTUPOVÝCH KABELOVÝCH KOMOR PŘERUŠENY, A KABELY BUDOU VEDENY DÁLE PŘES PŘÍSTUPOVÉ KOMORY BEZ PŘERUŠENÍ. ZAKONČENÍ KABELŮ BUDE VŽDY PROVEDENO NA TECHNOLOGICKÉ PŘÍPOJNICI DANÉHO PŘIPOJOVANÉHO ZAŘÍZENÍ UVNITŘ ROZVADĚČE

–DALŠÍ PODROBNOSTI O ZPŮSOBU PROVEDENÍ KABELOVÝCH TRAS, ZPŮSOBU ZAKONČENÍ KABELOVÝCH TRAS V JEDNOTLIVÝCH OBJEKTECH APOD. JSOU UVEDENY V TECHNICKÉ ZPRÁVĚ.


**PŘÍSTROJOVÉ OSAZENÍ PILÍŘE:**

PŘÍVOD – KABEL CYKY 4Bx10

ODVOD – B20/3, KABEL CYKY 4Bx10 – SMĚR LÁZEŇSKÉ GARÁŽE

ODVOD – B16/3, KABEL CYKY 4Bx10 – SMĚR CYKLOSTEZKA

ODVOD – B20/3, KABEL CYKY 4Bx10 – SMĚR PLNÍRNA VINCENTKA

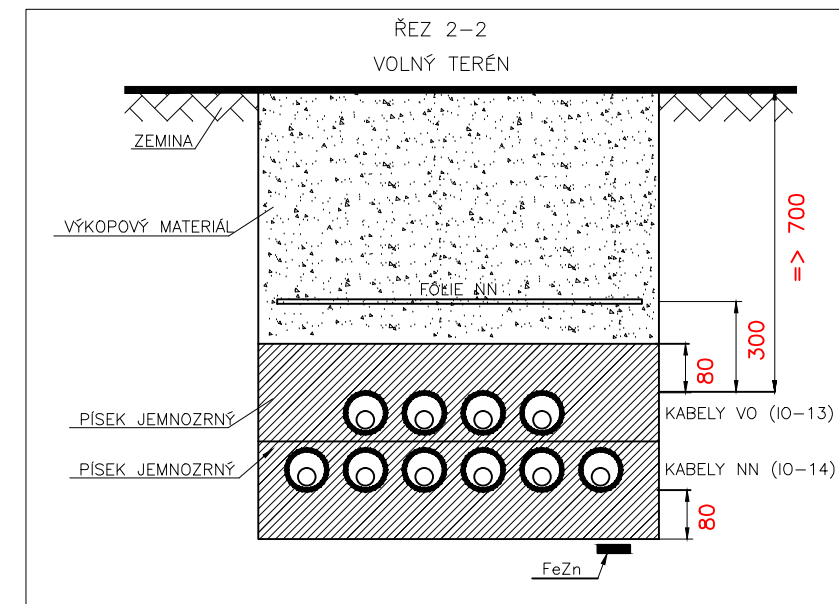

ZMĚNA: 0	POČET: –	ZAKÁZKA: –	DATUM: –	ZPRACOVAL: –	SCHVÁLIL: –
SKS s.r.o.,	BRNĚNSKÁ 21/b, 678 01 BLANSKO	TEL: +420 516 417 643	FAX: +420 516 417 663		
	OBJEKT: IO-13 Přeložka VO	INVESTOR: Lázně Luhačovice a.s.			MV 13-01
	VÝKRES: Situace – Přeložka piliře VO	DATUM: 2/2019	MĚŘÍTKO: 1:200		
	ZODP.PROJEKTANT: K.ZOUHAR	ZAKÁZKA: 002139	FORMÁT: A3		
	KRESLIL: K. ZOUHAR	SPECIALIZACE: silnoprůd	STUPEŇ: DPS		
	SCHVÁLIL: ING.R. PÍREK				