


POPIS:
 STÁVAJÍCÍ PLASTOVÝ PILÍŘ BUDE DEMONTOVÁN A PŘELOŽEN NA NOVÉ MÍSTO, KTERÉ JE ZNÁZORNĚNO VE VÝKRESU. PŘESNÁ POLOHA BUDE UPŘESNĚNA NA MÍSTĚ STAVBY V ZÁVISLOSTI NA VYJÁDRĚNÍ JEDNOTLIVÝCH DOTČENÝCH ORGÁNŮ, INVESTORA.
 STÁVAJÍCÍ VÝZBROJ PILÍŘOVÉHO ROZVADĚČE JE TVOŘENA JISTIČOVÝMI VÝVODY, KABELY Z NĚJ VYSTUPUJÍCÍ JSOU TYPU AYKY 4Bx16.
 TRASY VEDENÍ ZEMNÍCH KABELOVÝCH TRAS MUSÍ BÝT KOORDINOVÁNY PŘI REALIZACI TAK, ABY BYLY DODRŽENY PODMÍNKY VŠECH DOTČENÝCH ORGÁNŮ A SPRÁVCŮ.
 PŘED ZAHÁJENÍM ZEMNÍCH PRACÍ MUSÍ BÝT ZHOTOVITELEM PROVEDENO ŘÁDNÉ VYTÝČENÍ NOVÝCH TRAS A PŘÍPADNÝCH STÁVAJÍCÍCH PODZEMNÍCH VEDENÍ A V PŘEDSTIHU KONTAKTOVÁNÍ SPRÁVCI VŠECH DOTČENÝCH SÍTÍ, PROVEDENA KOORDINACE TRAS V RÁMCI STAVBY, A PROVEDENO ODSOUHLASENÍ PLÁNOVANÉHO PROVEDENÍ A PRACOVNÍHO POSTUPU SE ZÁSTUPCI SPRÁVCE SÍTĚ A STAVEBNÍHO A AUTORSKÉHO DOZORU. PO DOKONČENÍ PRACÍ BUDE ZHOTOVITELEM PŘED ZASYPÁNÍM VÝKOPU PŘIZVÁN PRACOVNÍK SPRÁVCE SÍTĚ A STAVEBNÍ DOZOR PRO KONTROLU DODRŽENÍ PODMÍNEK, NÁSLEDNĚ BUDE PROVEDENO ZASYPÁNÍ.

POPIS:
 - ZEMNÍ KABELY A CHRÁNIČKY VE VÝKOPU V ZEMI BUDOU ULOŽENY V PÍSKOVÉM LOŽI A TRASA BUDE OZNAČENA VÝSTRAŽNOU FÓLIÍ ČERVENÉ BARVY, V PROVEDENÍ DLE PLATNÝCH NOREM ČSN.
 -PŘI VYNUCENÉ ZMĚNĚ VÝŠKY KRYTÍ ZEMNÍCH KABELŮ A CHRÁNIČEK (např. při průchodu trasy do budovy apod.) BUDE ZMĚNA VÝŠKY ULOŽENÍ ZMĚNĚNA PLYNULE BEZ OSTRÝCH OHYBŮ A LÁMÁNÍ KABELŮ A CHRÁNIČEK (poloměry ohybů viz kat. listy kabelů a kab. chrániček).
 -KABELOVÉ CHRÁNIČKY BUDOU UVNITŘ PŘÍSTUPOVÝCH KABELOVÝCH KOMOR PŘERUŠENY, A KABELY BUDOU VEDENY DÁLE PŘES PŘÍSTUPOVÉ KOMORY BEZ PŘERUŠENÍ. ZAKONČENÍ KABELŮ BUDE VŽDY PROVEDENO NA TECHNOLOGICKÉ PŘÍPOJNICI DANÉHO PŘIPOJOVANÉHO ZAŘÍZENÍ UVNITŘ ROZVADĚČE
 -DALŠÍ PODROBNOSTI O ZPŮSOBU PROVEDENÍ KABELOVÝCH TRAS, ZPŮSOBU ZAKONČENÍ KABELOVÝCH TRAS V JEDNOTLIVÝCH OBJEKTECH APOD. JSOU UVEDENY V TECHNICKÉ ZPRÁVĚ.

PŘÍSTROJOVÉ OSAZENÍ PILÍŘE:
 Přívod - Z Vodoléčebného ústavu, OPV14/3x25AgG, kabel AYKY 4Bx16
 Vývod - WC parkoviště (směr potok), OPV14/3x25AgG, kabel CYKY 4Bx16
 Vývod - Rozvaděč u mostu (směr potok), OPV14/3x25AgG, kabel CYKY 4Bx16
 Vývod - Rezerva, OPV14
 Vývod - Garáže (směr potok), OPV14/3x25AgG, kabel CYKY 4Bx16
 Vývod - Vrátný (směr potok), OPV14/3x25AgG, kabel CYKY 4Bx16

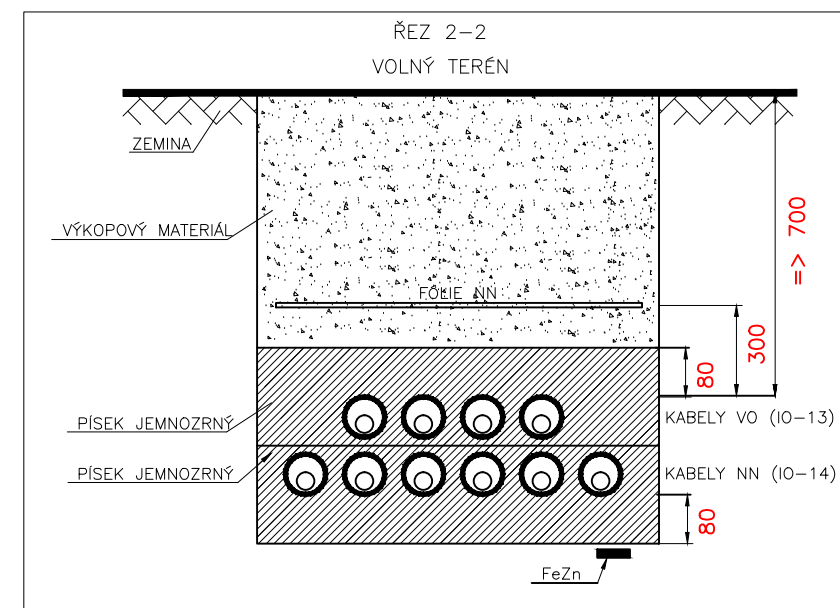

ZMĚNA: ⊖	POČET: -	ZAKÁZKA: -	DATUM: -	ZPRACOVAL: -	SCHVÁLIL: -
SKS s.r.o.,	BRNĚNSKÁ 21/b, 678 01 BLANSKO	TEL: +420 516 417 643	FAX: +420 516 417 663		
	OBJEKT: IO-14 Přeložky NN	INVESTOR: Lázně Luhačovice a.s.		MV 14-01	
	VÝKRES: Situace - Přeložka pilíře NN	DATUM: 2/2019	MĚŘÍTKO: 1:200		
	ZODP.PROJEKTANT: K. ZOUHAR	ZAKÁZKA: 002139	FORMÁT: A3		
	KRESLIL: K. ZOUHAR	SPECIALIZACE: silnoproud	STUPEŇ: DPS		
SCHVÁLIL: ING.R.PÍREK					