 


## LEGENDA

### VODOVODNÍ POTRUBÍ



### POTRUBÍ PLASTOVÉ VODOVODNÍ SYSTÉM Z PE

POTRUBÍ Z TRUB PLASTOVÝCH TYP PP-RCT  
 UPEVNĚNÍ POTRUBÍ SYSTÉMOVÉ  
 POTRUBÍ BUDE IZOLOVÁNO NÁVLEKOVOU IZOLACÍ  
 Z LEHČENÉHO POLYETYLENU TL. IZOLACE – SV 10 MM

**4V1** – STOUPAČKA PITNÝ VODOVOD

### ODPADNÍ A SVODNÉ POTRUBÍ



### PŘIPOJOVACÍ POTRUBÍ



POTRUBÍ PLASTOVÉ ODPADNÍ SYSTÉM Z PVC KG

POTRUBÍ PLASTOVÉ ODPADNÍ SYSTÉM Z PP (TICHÝ)

**4K2** – STOUPAČKA SPLAŠKOVÉ KANALIZACE



## LEGENDA MÍSTNOSTÍ



**04.01** wc muži

**04.02** wc ženy

**04.03** dřev.kabinky

POZNÁMKA: SOCIÁLNÍ ZAŘÍZENÍ SE POUŽÍVÁ JEN V LETNÍM OBDOBÍ  
PŘED ZAMRZNUTÍM NUTNO UZAVŘÍT A VYPUSTIT VODU V ŠACHTĚ

ODP.PROJEKTANT	VYPRACOVAL	KOORDINACE	STAVEBNÍK	Petr Říman – PROJEKTANT	
ING.ŘÍMAN	ING. ŘÍMAN	ING.VŠETEČKA	LAZNĚ LUHAČOVICE	TELEFON – 577 214 042	
				www.VTPROJEKT.CZ	
KRAJ: ZLÍNSKÝ		MÍSTO: LUHAČOVICE			
STAVEBNÍK: Lázně Luhačovice a.s.				FORMÁT	2 A4
STAVBA: Projekt obnovy a zpřístupnění nemovité kulturní památky – areálu Vodoléčebného ústavu od architekta D. Jurkoviče a souvisejících objektů v Luhačovicích				DATUM:	ZÁŘÍ 2019
OBJEKT: <b>SO-04 ŘÍČNÍ A SLUN.LÁZNĚ</b>				ÚČEL	DPS
VÝKRESOVÁ ČÁST – POTRUBNÍ ROZVODY				Č.ZAKÁZKY	0806-2016
				ARCHIVNÍ Č.	06082016
<b>PŮDORYS – K + V</b>				MĚŘÍTKO	ČÍSLO VÝKRESU
				<b>1:50</b>	<b>34.01</b>

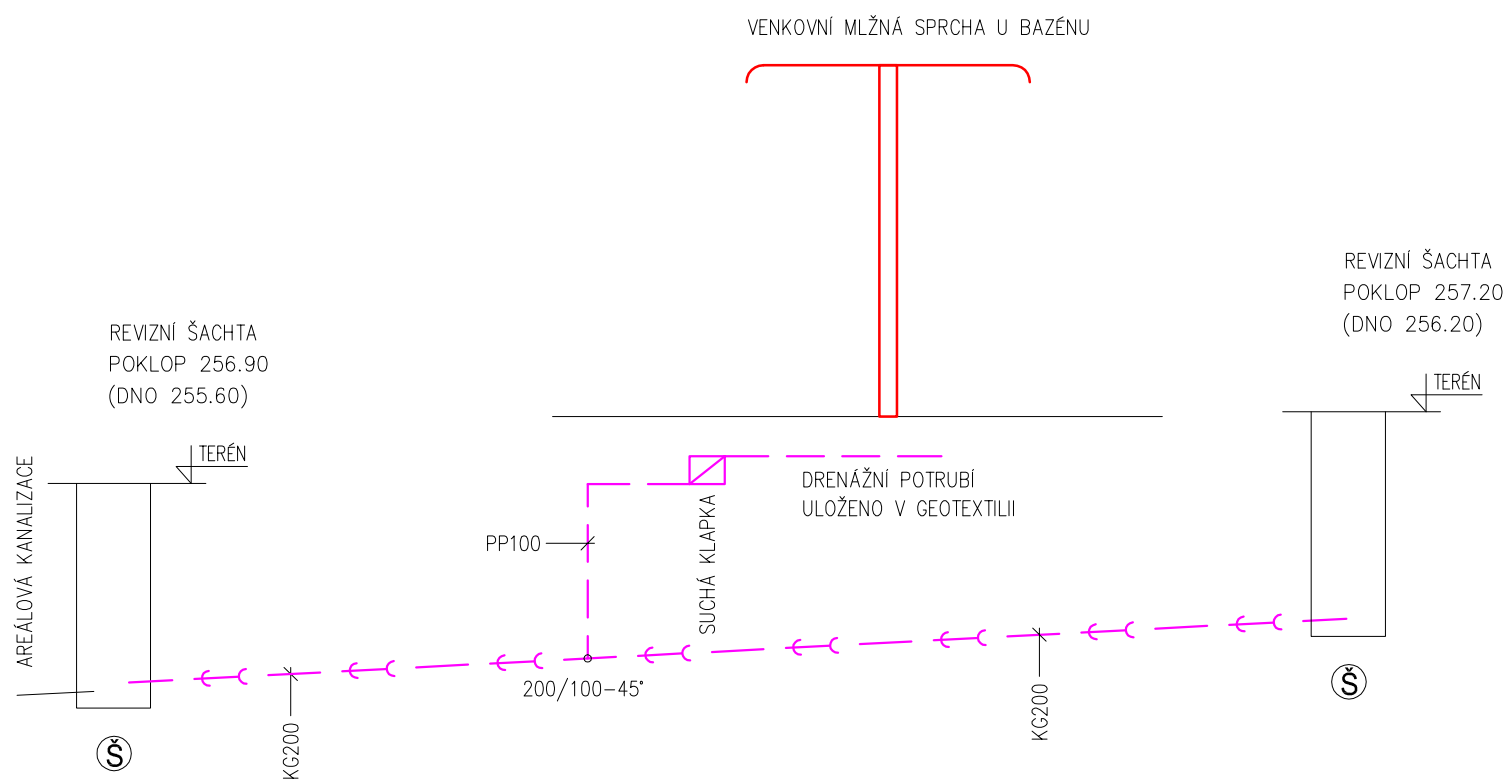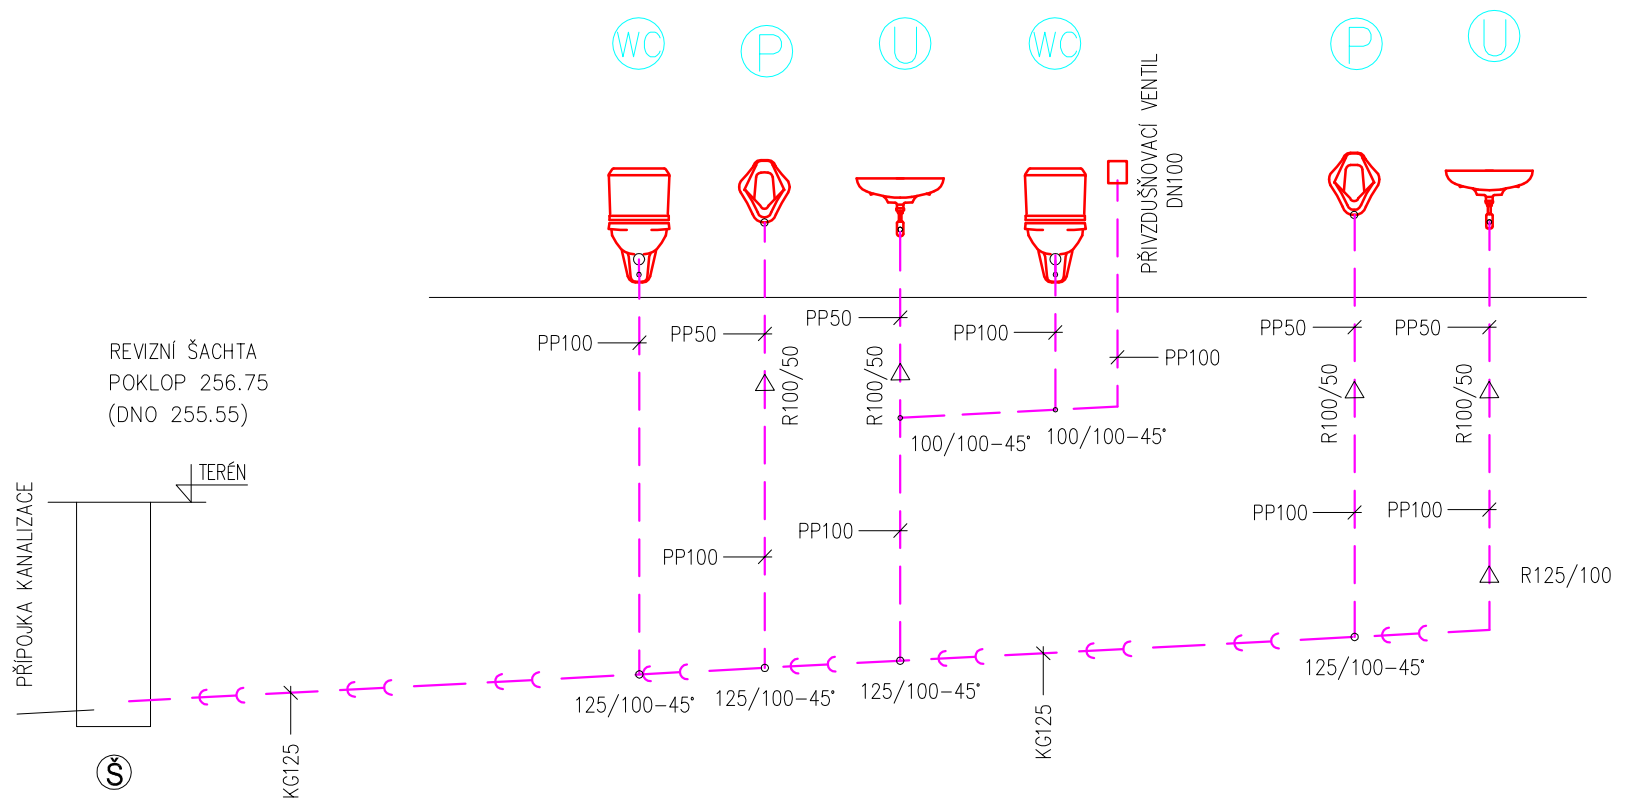

ODPADNÍ A SVODNÉ POTRUBÍ

— ← — SPLAŠKOVÁ KANALIZACE

PŘÍPOJOVACÍ POTRUBÍ

- - - SPLAŠKOVÁ KANALIZACE

POTRUBÍ PLASTOVÉ ODPADNÍ SYSTÉM Z PVC KG


POTRUBÍ PLASTOVÉ ODPADNÍ SYSTÉM Z PP (TICHÝ)

Ⓟ PISOÁR

Ⓡ UMYVADLO


Ⓜ WC MÍSA

ODP.PROJEKTANT	VYPRACOVAL	KOORDINACE	STAVEBNÍK	Petr Říman – PROJEKTANT TELEFON – 577 214 042 www.VTPROJEKT.CZ
ING.ŘÍMAN	ING. ŘÍMAN	ING.VŠETEČKA	LAZNĚ LUHAČOVICE	
KRAJ: ZLÍNSKÝ		MÍSTO: LUHAČOVICE		
STAVEBNÍK: Lázně Luhačovice a.s.				
STAVBA: Projekt obnovy a zpřístupnění nemovité kulturní památky – areálu Vodoléčebného ústavu od architekta D. Jurkoviče a souvisejících objektů v Luhačovicích				FORMÁT: 2 A4
OBJEKT: SO-04 ŘIČNÍ A SLUN.LÁZNĚ				DATUM: ZÁŘÍ 2019
VÝKRESOVÁ ČÁST – POTRUBNÍ ROZVODY				ÚČEL: DPS
				Č.ZAKÁZKY: 0806-2016
				ARCHIVNÍ Č.: 06082016
SCHEMA KANALIZACE				MĚŘÍTKO: 1:50
				ČÍSLO VÝKRESU: 34.02

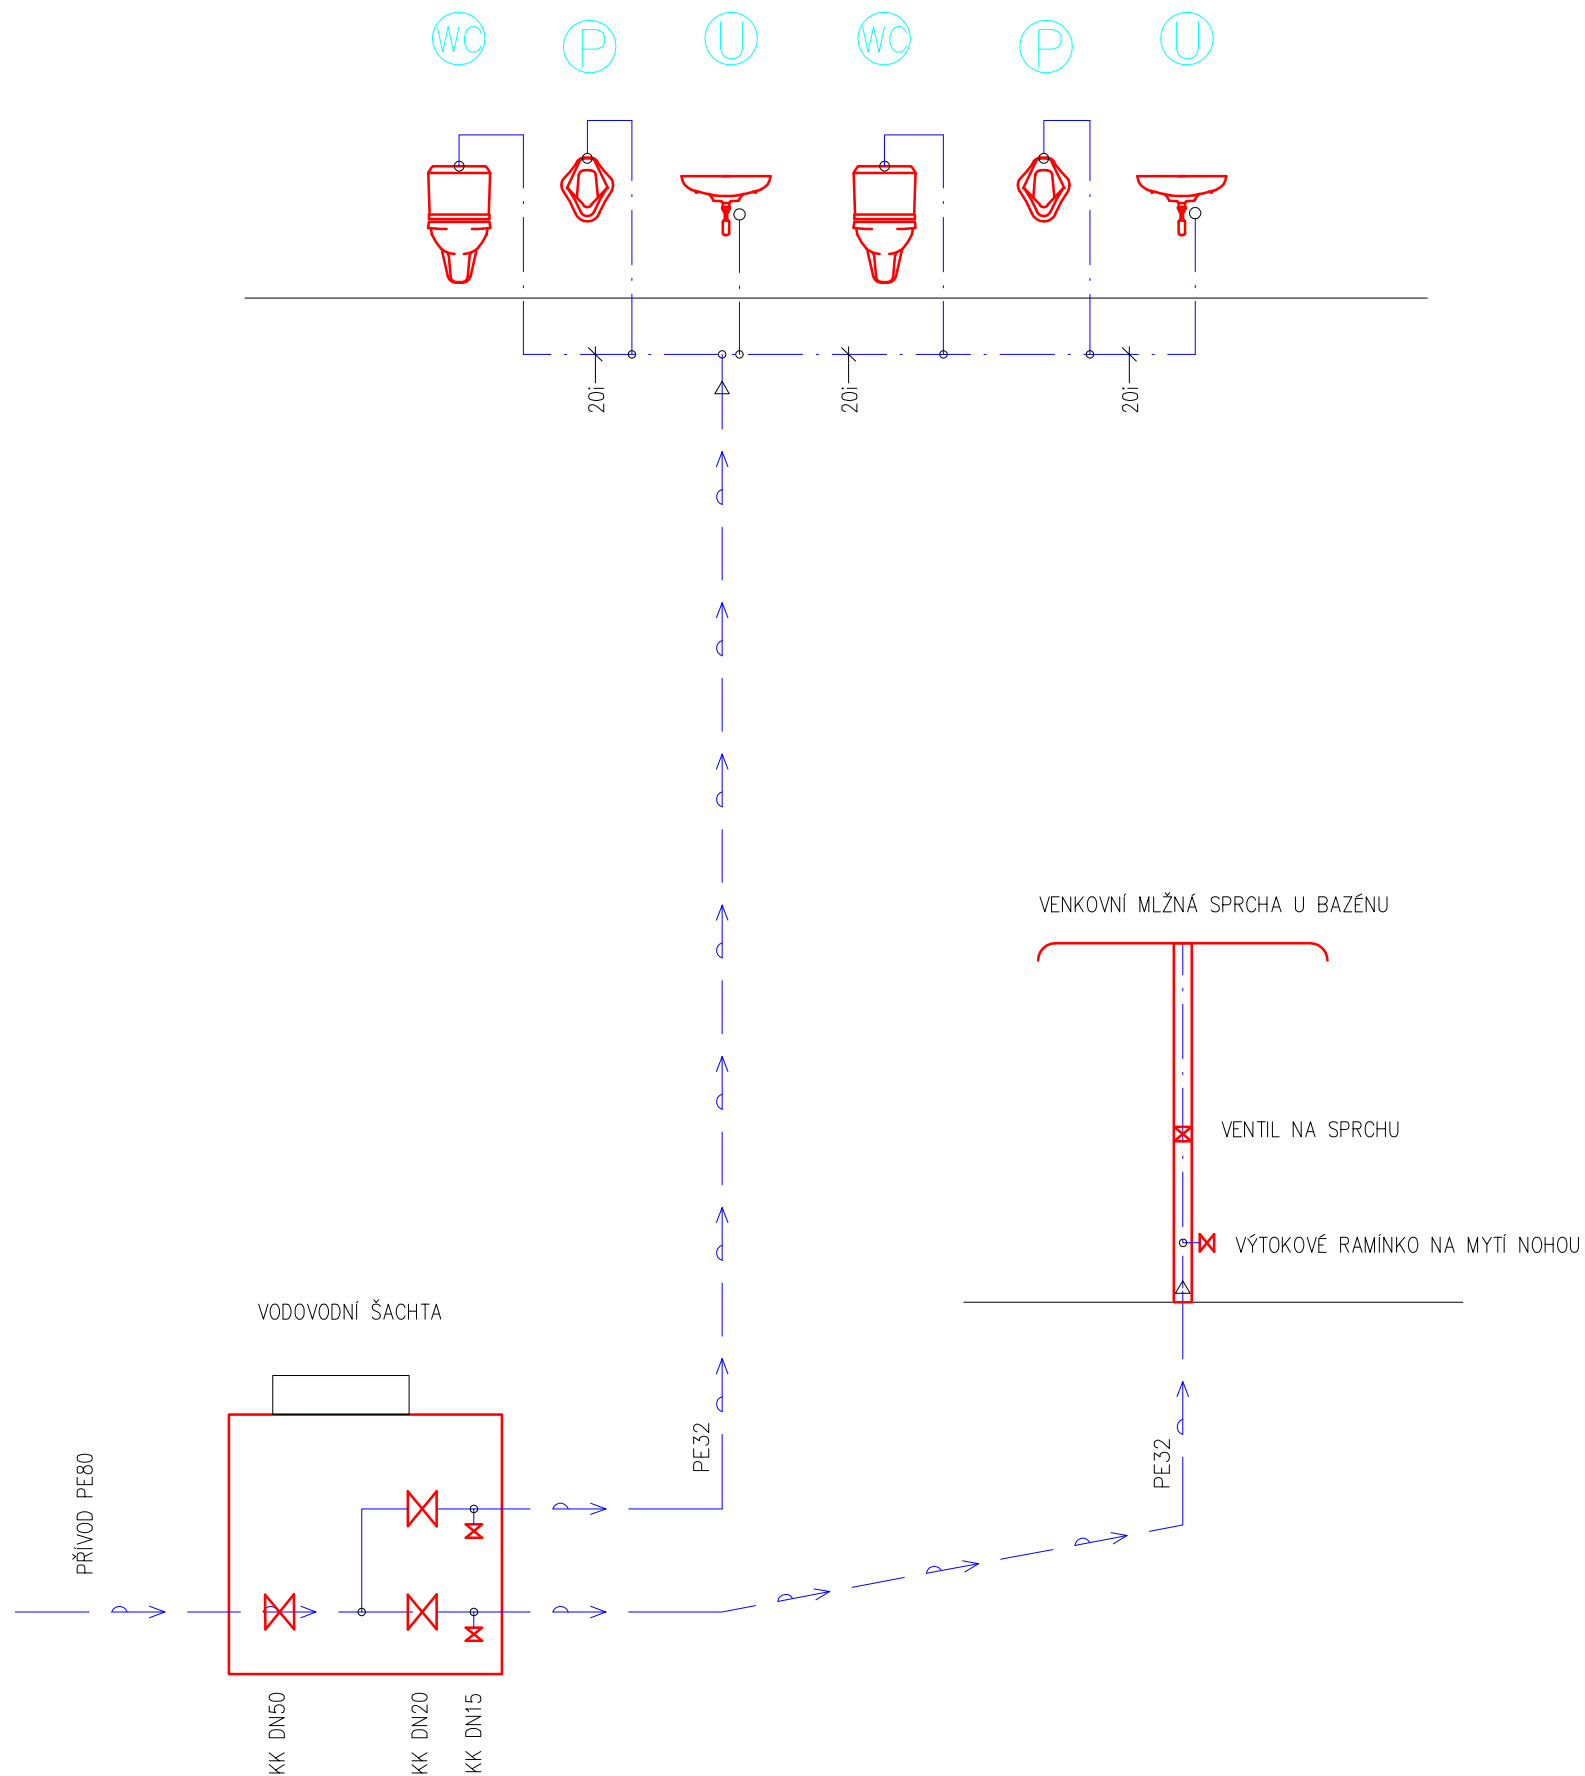

### LEGENDA

 VODOVODNÍ POTRUBÍ



POTRUBÍ PLASTOVÉ VODOVODNÍ SYSTÉM Z PE

POTRUBÍ Z TRUB PLASTOVÝCH TYP PP-RCT  
UPEVNĚNÍ POTRUBÍ SYSTÉMOVÉ

POTRUBÍ BUDE IZOLOVÁNO NÁVLEKOVOU IZOLACÍ  
Z LEHČENÉHO POLYETYLENU TL. IZOLACE – SV 10 MM

- PISOÁR
- UMYVADLO
- WC MÍSA

POZNÁMKA: SOCIÁLNÍ ZAŘÍZENÍ A SPRCHA SE POUŽÍVÁ JEN V LETNÍM OBDOBÍ  
PŘED ZAMRZNUTÍM NUTNO UZAVŘÍT A VYPUSTIT VODU V ŠACHTĚ

ODP.PROJEKTANT	VYPRACOVAL	KOORDINACE	STAVEBNÍK	Petr Říman – PROJEKTANT	
ING.ŘÍMAN	ING. ŘÍMAN	ING.VŠETEČKA	LAZNĚ LUHAČOVICE	TELEFON – 577 214 042	
				www.VTPROJEKT.CZ	
KRAJ: ZLÍNSKÝ		MÍSTO: LUHAČOVICE			
STAVEBNÍK: Lázně Luhačovice a.s.					
STAVBA: Projekt obnovy a zpřístupnění nemovité kulturní památky – areálu Vodoléčebného ústavu od architekta D. Jurkoviče a souvisejících objektů v Luhačovicích				FORMÁT	2 A4
OBJEKT: SO-04 ŘÍČNÍ A SLUN.LÁZNĚ				DATUM:	ZÁŘÍ 2019
VÝKRESOVÁ ČÁST – POTRUBNÍ ROZVODY				ÚČEL	DPS
				Č.ZAKÁZKY	0806-2016
				ARCHIVNÍ Č.	06082016
<b>SCHEMA VODOVOD</b>				MĚŘÍTKO	ČÍSLO VÝKRESU
				1:50	34.03